



PLANTA BAIXA DA IMPLANTAÇÃO

ESCALA 1:50

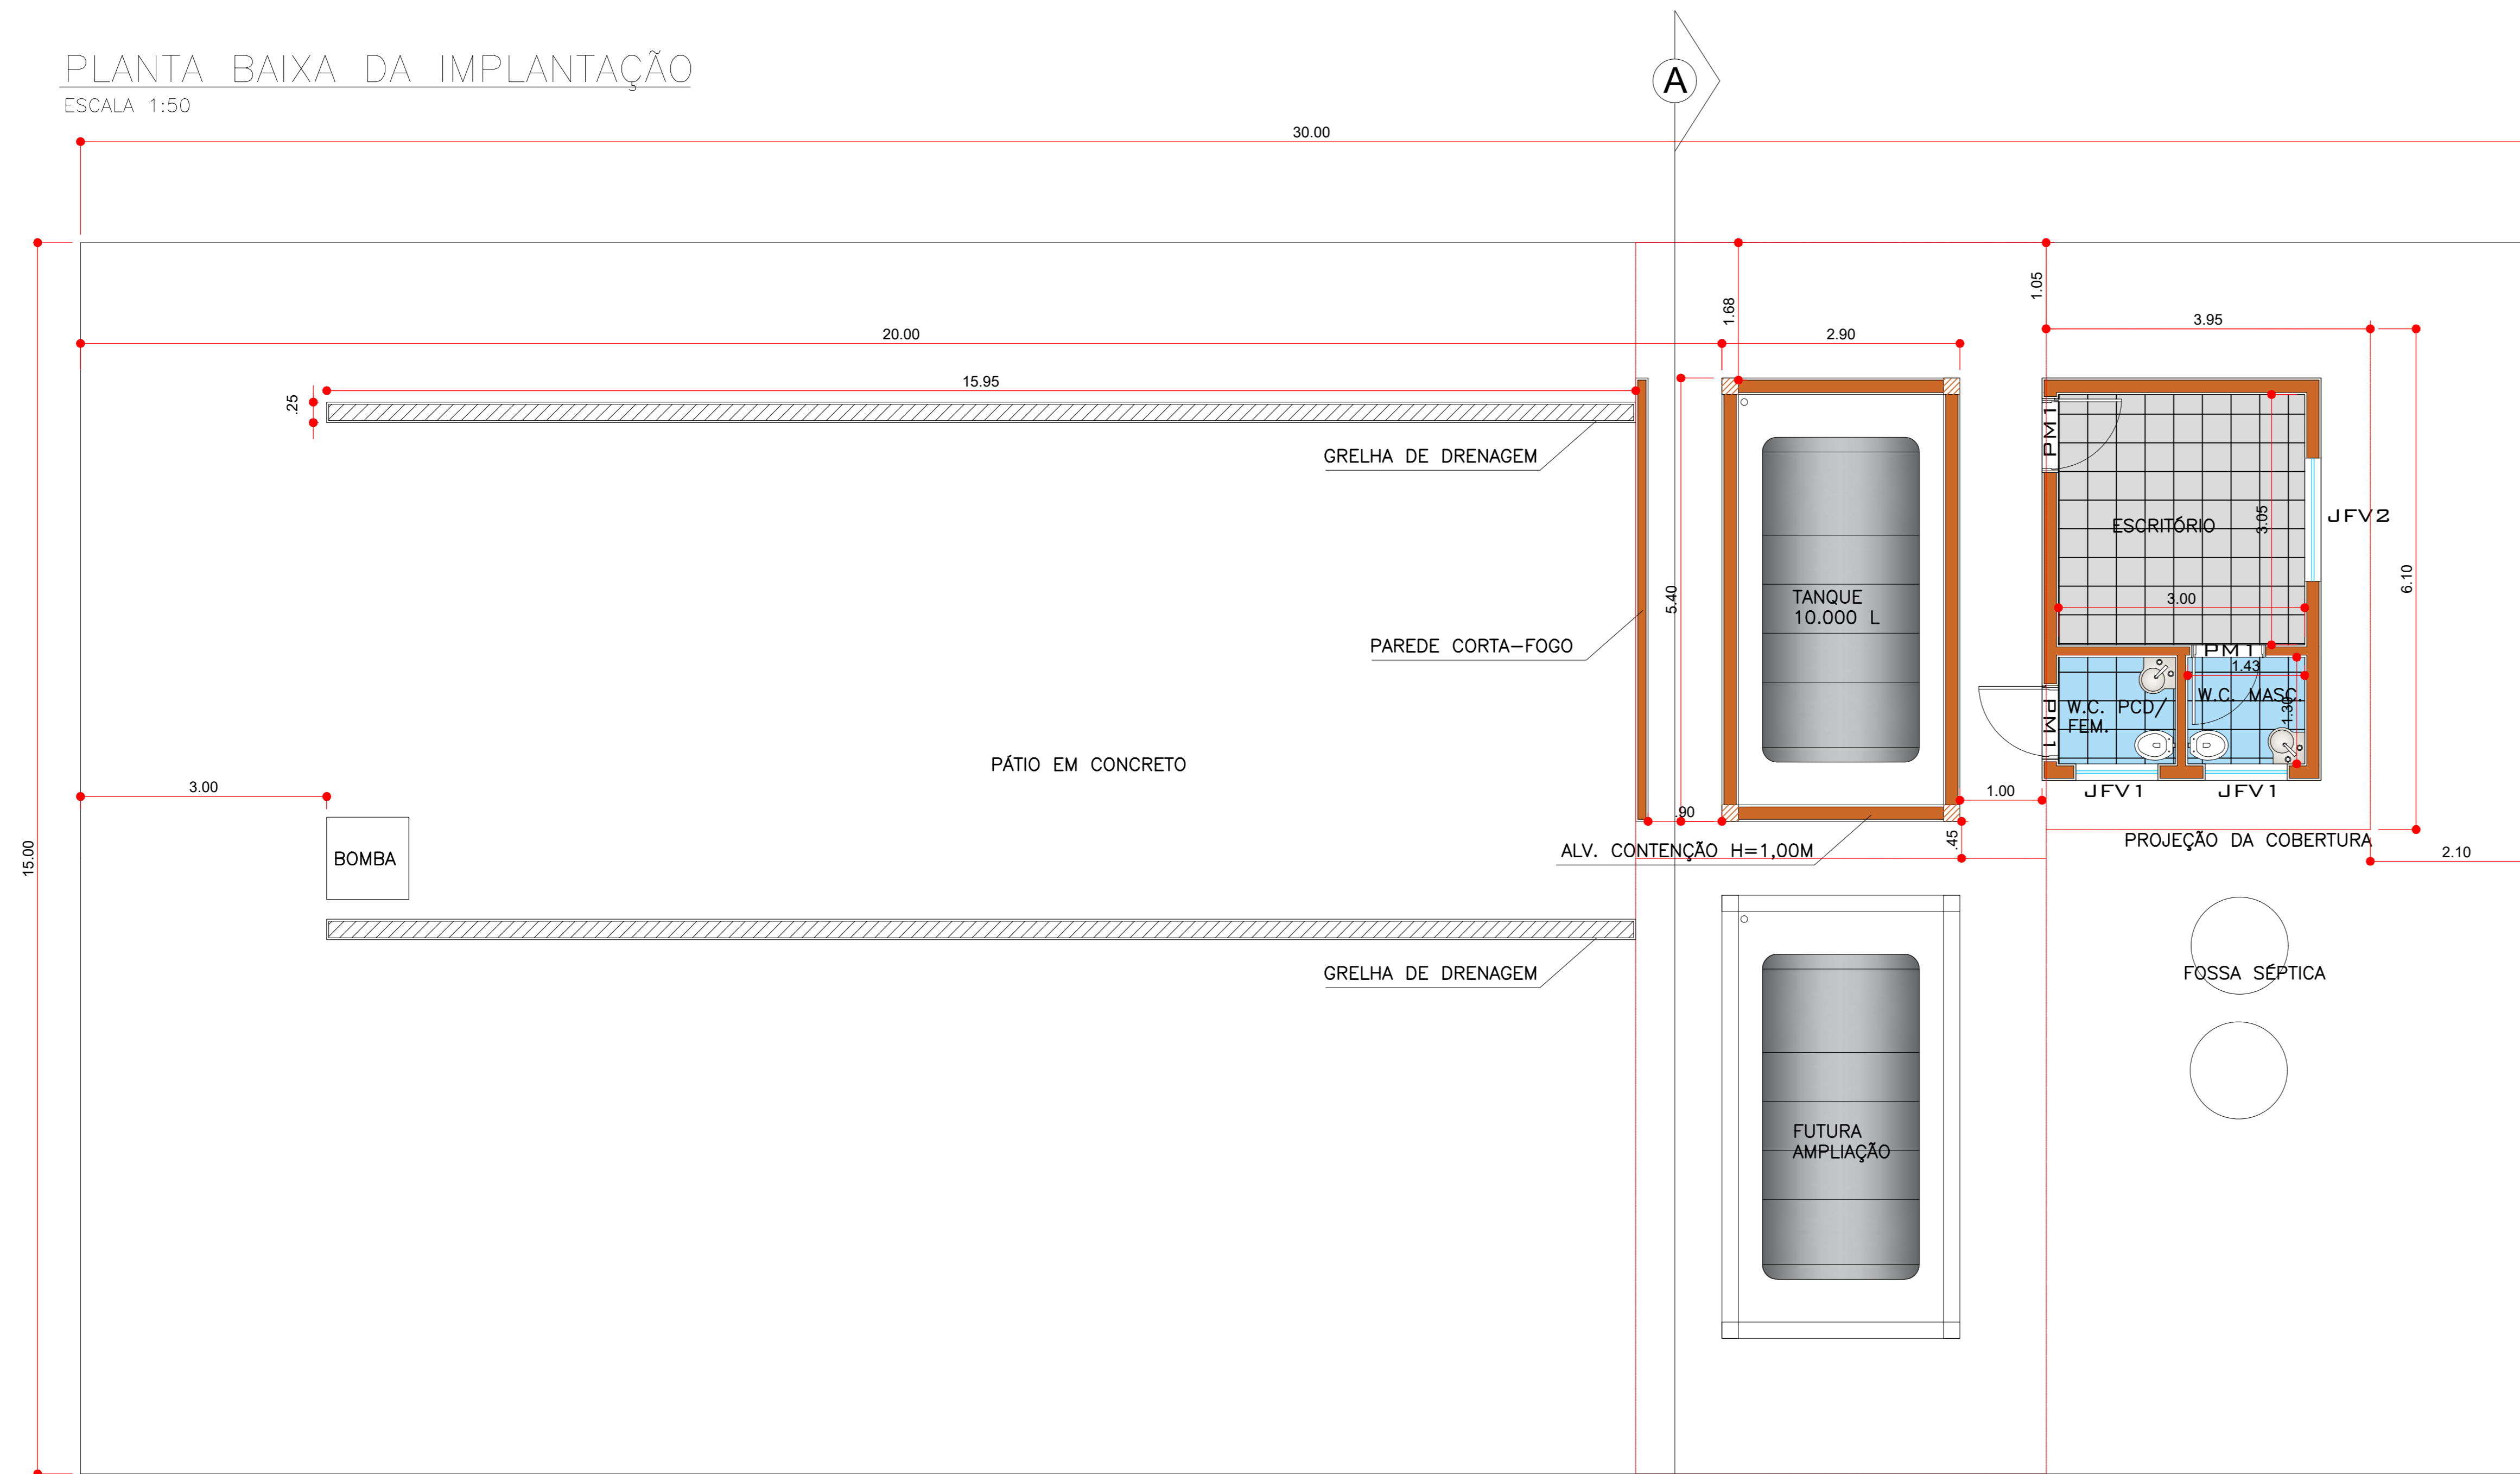


CORTE A-A

ESCALA 1:50

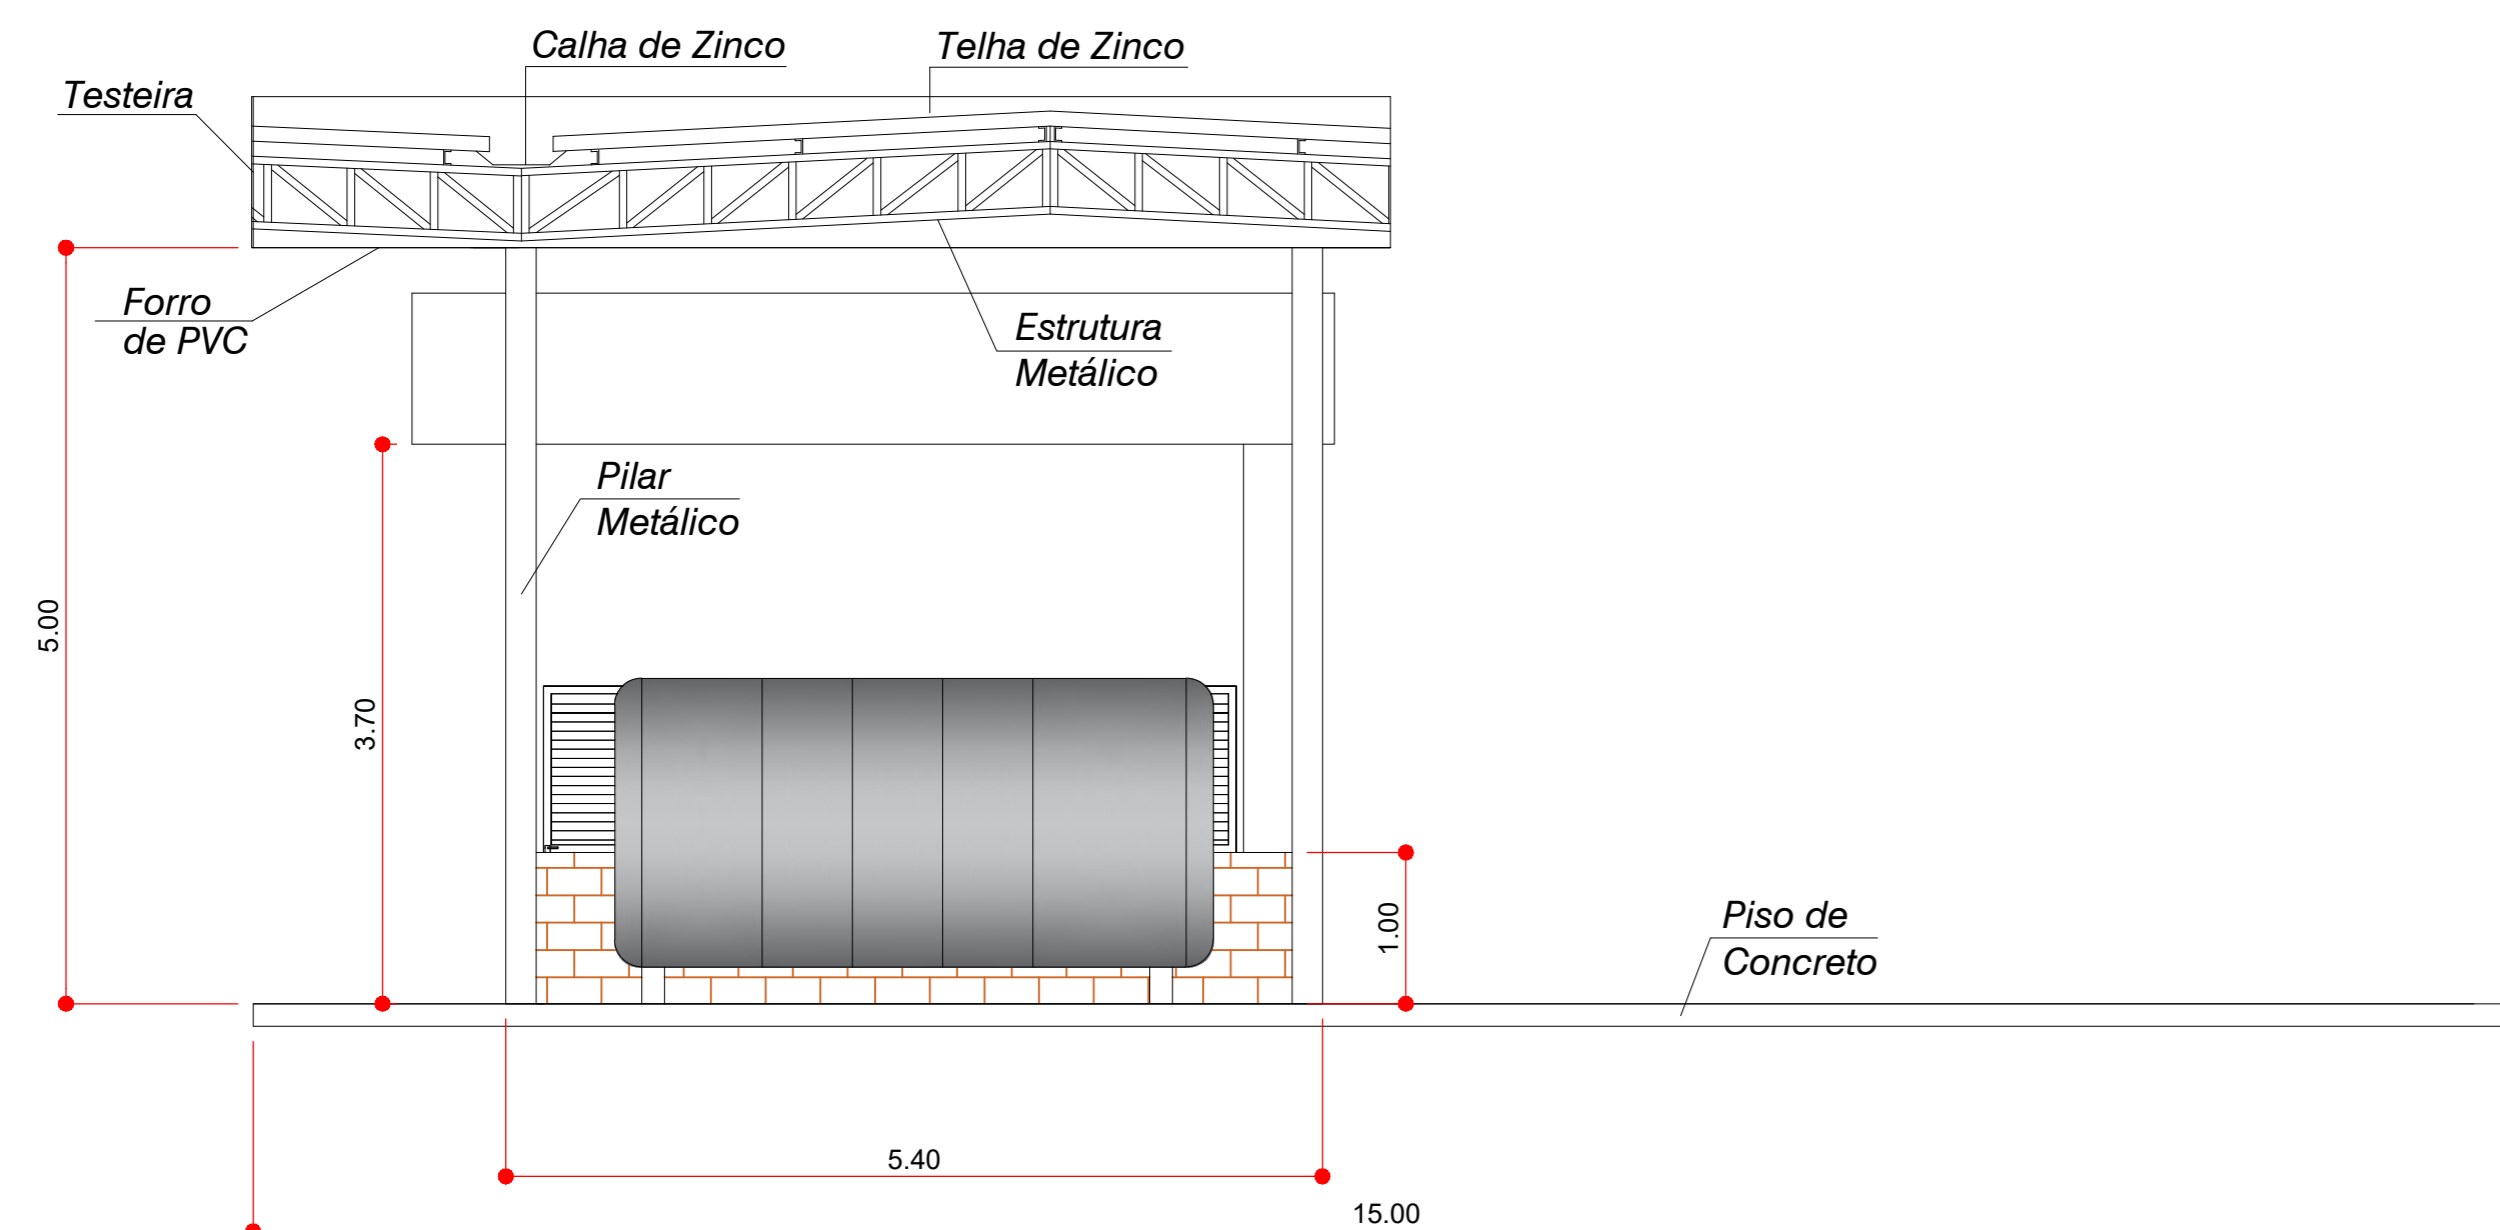

PLANTA BAIXA DA PISTA DE POUSO

ESCALA 1:1000

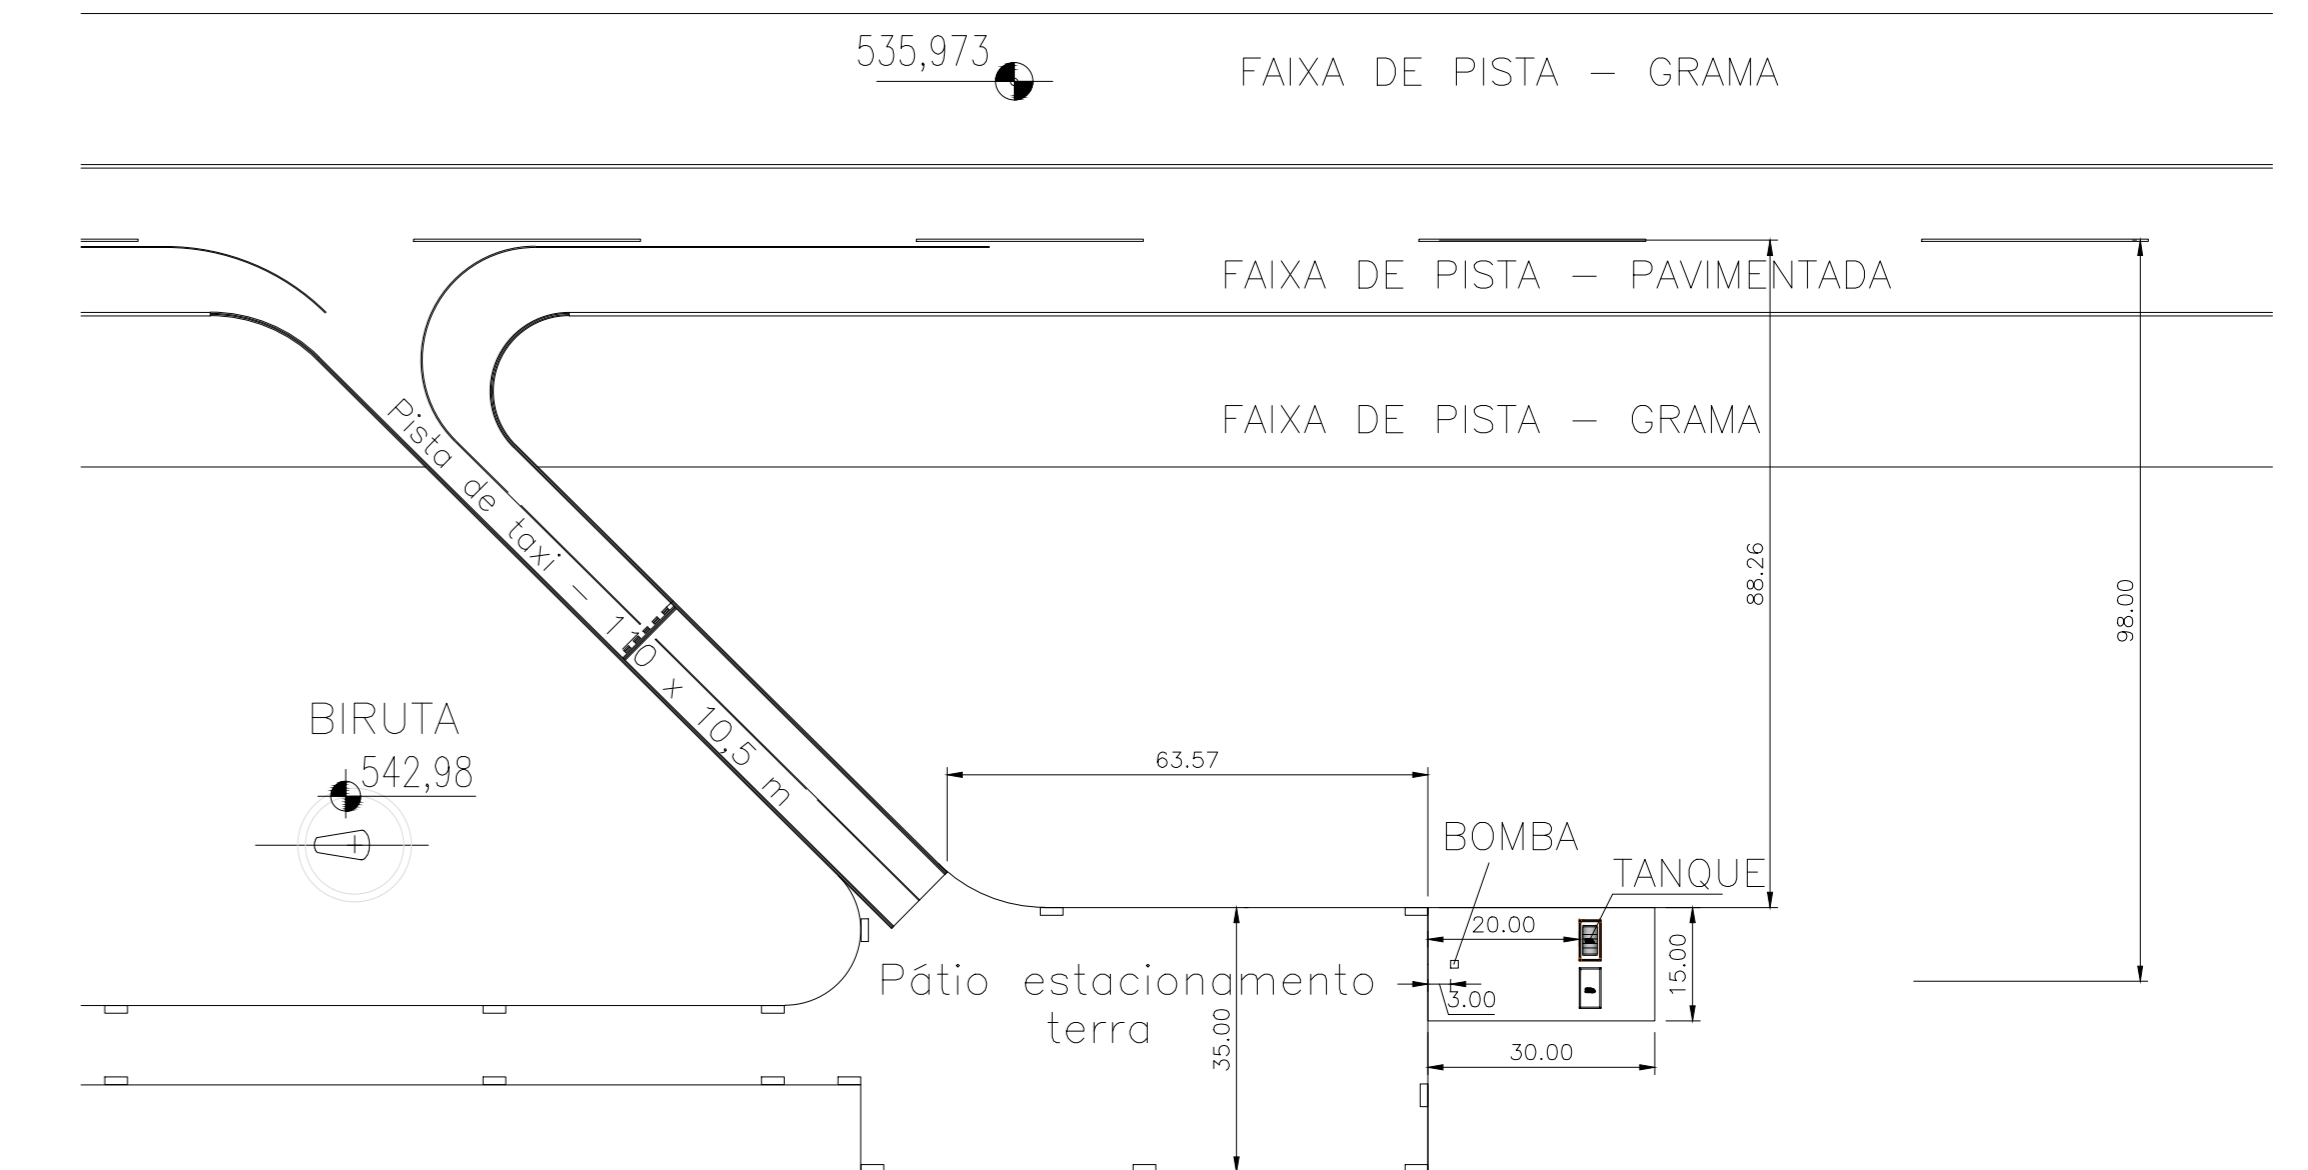

ÁREAS	POSTO DE COMBUSTÍVEL	F O L H A
CONSTRUÍDA: 61,59 M2	TIPO DE OBRA: POSTO DE COMBUSTÍVEL - AERÓDROMO MUNICIPAL	ÚNICA
ÁREA LOTE: 450,00 M2	ASSUNTO: PROJETO BÁSICO	
	PROPRIETÁRIO: PREFEITURA MUNICIPAL DE PEDERNEIRAS	
	LOCAL: ESTRADA MUNICIPAL PDN 150 S/Nº	
	RESP. PROJETO: ENGº PAULO F. S. GALVÃO FILHO CREA-SP 5069072940	
	DESENHO: ENGº PAULO F. S. GALVÃO FILHO CREA-SP 5069072940	
	DATA: OUT/2021	
	ESCALA: INDICADA	