 
 


## LEGENDAS



TANQUE A RETIRAR



TANQUE A INSTALAR

TUBULAÇÃO DE PEAD 1.1/2" SUCÇÃO

TUBULAÇÃO DE PEAD 2" RESPIRO


TUBULAÇÃO DE PEAD 1.1/2" x 2" ENCAMISADA

TUBULAÇÃO DE PEAD 1/2" ELIMINADOR DE AR


TUBULAÇÃO DE ELÉTRICA

TUBULAÇÃO DE MONITORAMENTO DE VAZAMENTO

TUBULAÇÃO DE INFORMATIZAÇÃO

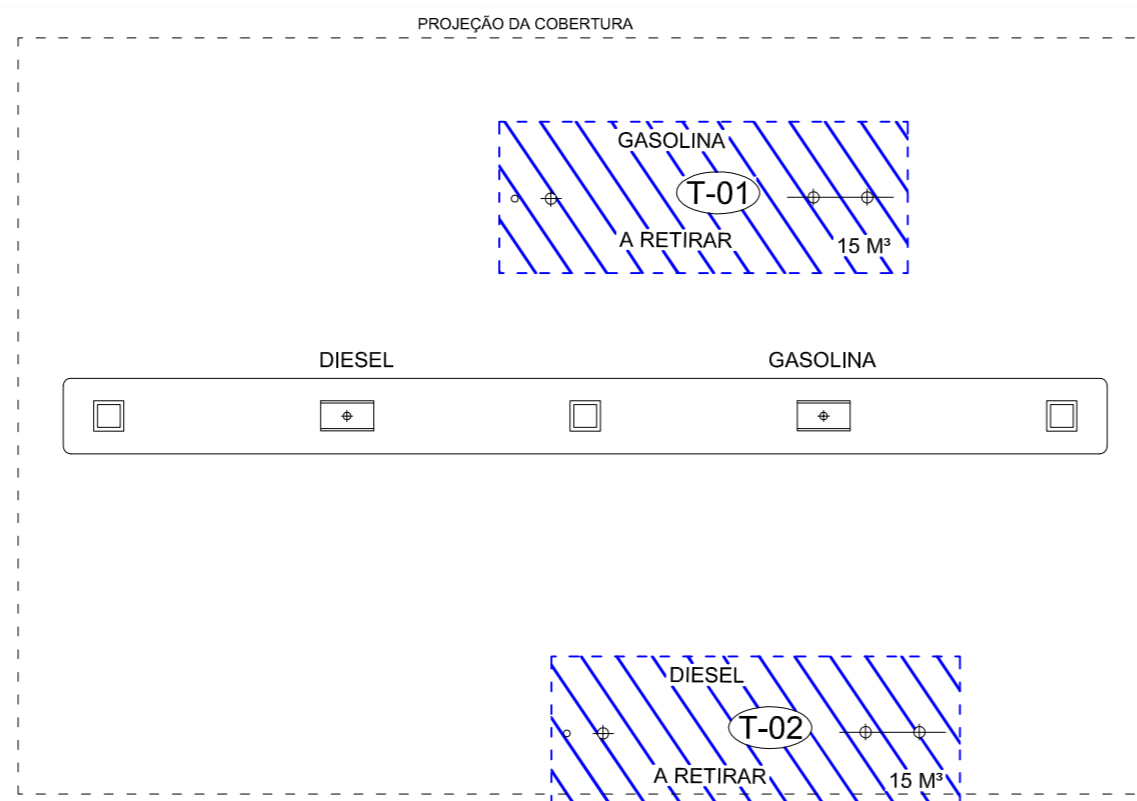

PLANTA BAIXA - ATUAL  
ESCALA 1:100

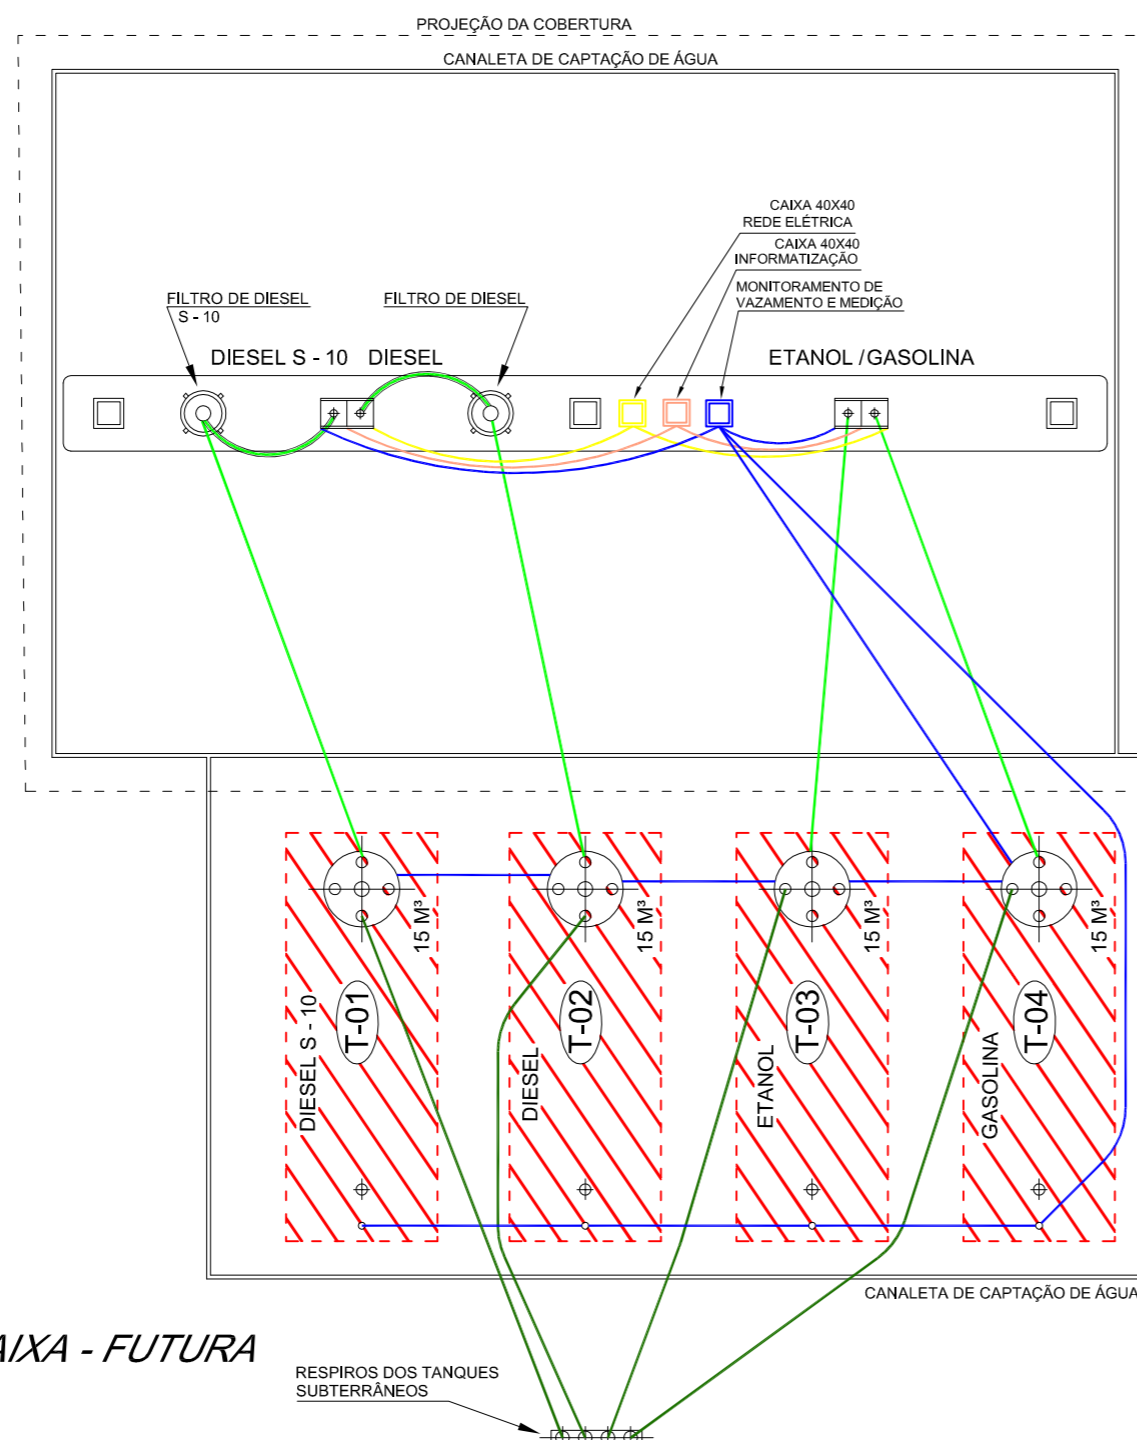

PLANTA BAIXA - FUTURA  
ESCALA 1:100

### QUADRO DE ÁREAS

	M²
① TERRENO	20.001,29
② ÁREA CONSTRUIDA	315,91
③ COBERTURA DE BOMBAS	150,00
④ ÁREA SOBRE OS TANQUES (ÁREA LIVRE)	31,65
⑤ ÁREA LIVRE SOBRE RESPIROS	0,60
⑥ ÁREA LIVRE SOBRE CAIXA S.A.O.	10,54
⑦ ÁREA TOTAL A SER LICENCIADA	508,70

QT.	EQUIPAMENTOS A RETIRAR
02	Tanque subterrâneo 15m³ Pleno
02	Bomba Simples

QT.	EQUIPAMENTOS A INSTALAR
04	Tanque subterrâneo jaquetado 15m³ Pleno
02	Bomba Dupla
02	Filtro Desidratador Diesel
01	Caixa Separadora de Água e Óleo (SAO) com coalescentes
01	Aparelho de Monitoramento de Vazamento

### PROJETO DA INSTALAÇÃO DOS TANQUES DE ARMAZENAMENTO DE COMBUSTÍVEL

FOLHA:  
**02/04**


PROPRIETÁRIO: **PREFEITURA MUNICIPAL DE PEDERNEIRAS**

LOCAL: **RUA CASTELO BRANCO N°1165**

CIDADE: **PEDERNEIRAS - SP**

JANEIRO/2014

SITUAÇÃO SEM ESCALA:

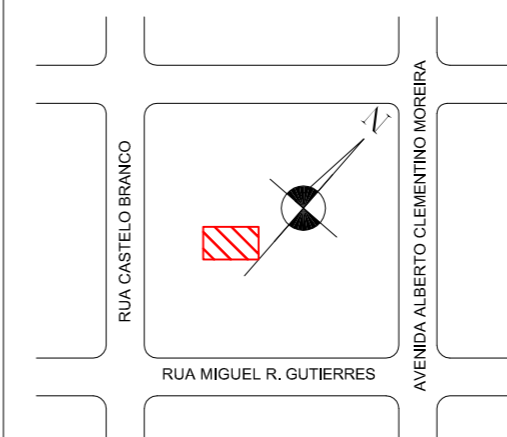

DECLARAÇÃO:

Declaro que a aprovação do projeto não implica no reconhecimento por parte da CETESB no direito de propriedade do terreno. As águas pluviais não serão ligadas no esgoto e será cumprida a lei n° 4.868 de 17.07.97

ASSINATURAS:

Proprietário  
**PREFEITURA MUNICIPAL DE PEDERNEIRAS**

ÁREAS: VER ACIMA (m2)

26/01/2011

INICIAL

ALTERADO

Autor do projeto e resp. técnico

**WALDIR PUGLIESI**

CREA: 0600.428.649

APROVAÇÃO:



**BAURU POSTO MÁQUINAS E FERRAMENTAS LTDA.**  
AVENIDA CASTELO BRANCO 2747 - PARQUE FORTALEZA - CEP 17056-000  
BAURU-SP - TEL: (14) 3236-2500 - E-MAIL: bauruposto@gmail.com

ANEXO I



Projeto: Fellype Simão Prieto - Ribeirão Preto/SP  
Tel. (16) 99298-3005 email: fellype5@hotmail.com