

QUADRO DE ÁREAS		M²
1	TERRENO	20.001,29
2	ÁREA CONSTRUIDA	315,91
3	COBERTURA DE BOMBAS	150,00
4	ÁREA SOBRE OS TANQUES (ÁREA LIVRE)	31,65
5	ÁREA LIVRE SOBRE RESPIROS	0,60
6	ÁREA LIVRE SOBRE CAIXA S.A.O.	10,54
7	ÁREA TOTAL A SER LICENCIADA	508,70

QT.	EQUIPAMENTOS A INSTALAR
04	Tanque subterrâneo jaquetado 15m³ Pleno
02	Bomba Dupla
02	Filtro Desidratador Diesel
01	Caixa Separadora de Água e Óleo (SAO) com coalescentes
01	Aparelho de Monitoramento de Vazamento

PROJETO DE DRENAGEM

FOLHA:
04/04


PROPRIETÁRIO: **PREFEITURA MUNICIPAL DE PEDERNEIRAS**

LOCAL: **RUA CASTELO BRANCO N°1165**

CIDADE: **PEDERNEIRAS - SP**

JANEIRO/2014

SITUAÇÃO SEM ESCALA:

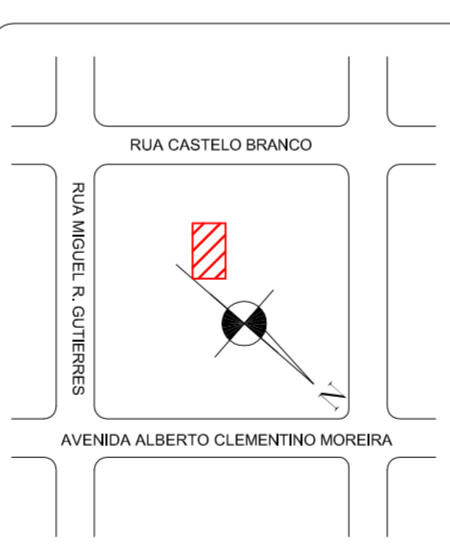

DECLARAÇÃO :
Declaro que a aprovação do projeto não implica no reconhecimento por parte da CETESB no direito de propriedade do terreno. As águas pluviais não serão ligadas no esgoto e será cumprida a lei n° 4.868 de 17.07.97

ASSINATURAS:

Proprietário
PREFEITURA MUNICIPAL DE PEDERNEIRAS


Autor do projeto e resp. técnico
WALDIR PUGLIESI
CREA: 0600.428.649

ÁREAS: VER ACIMA (m2)

26/01/2011

INICIAL ALTERADO

APROVAÇÃO:

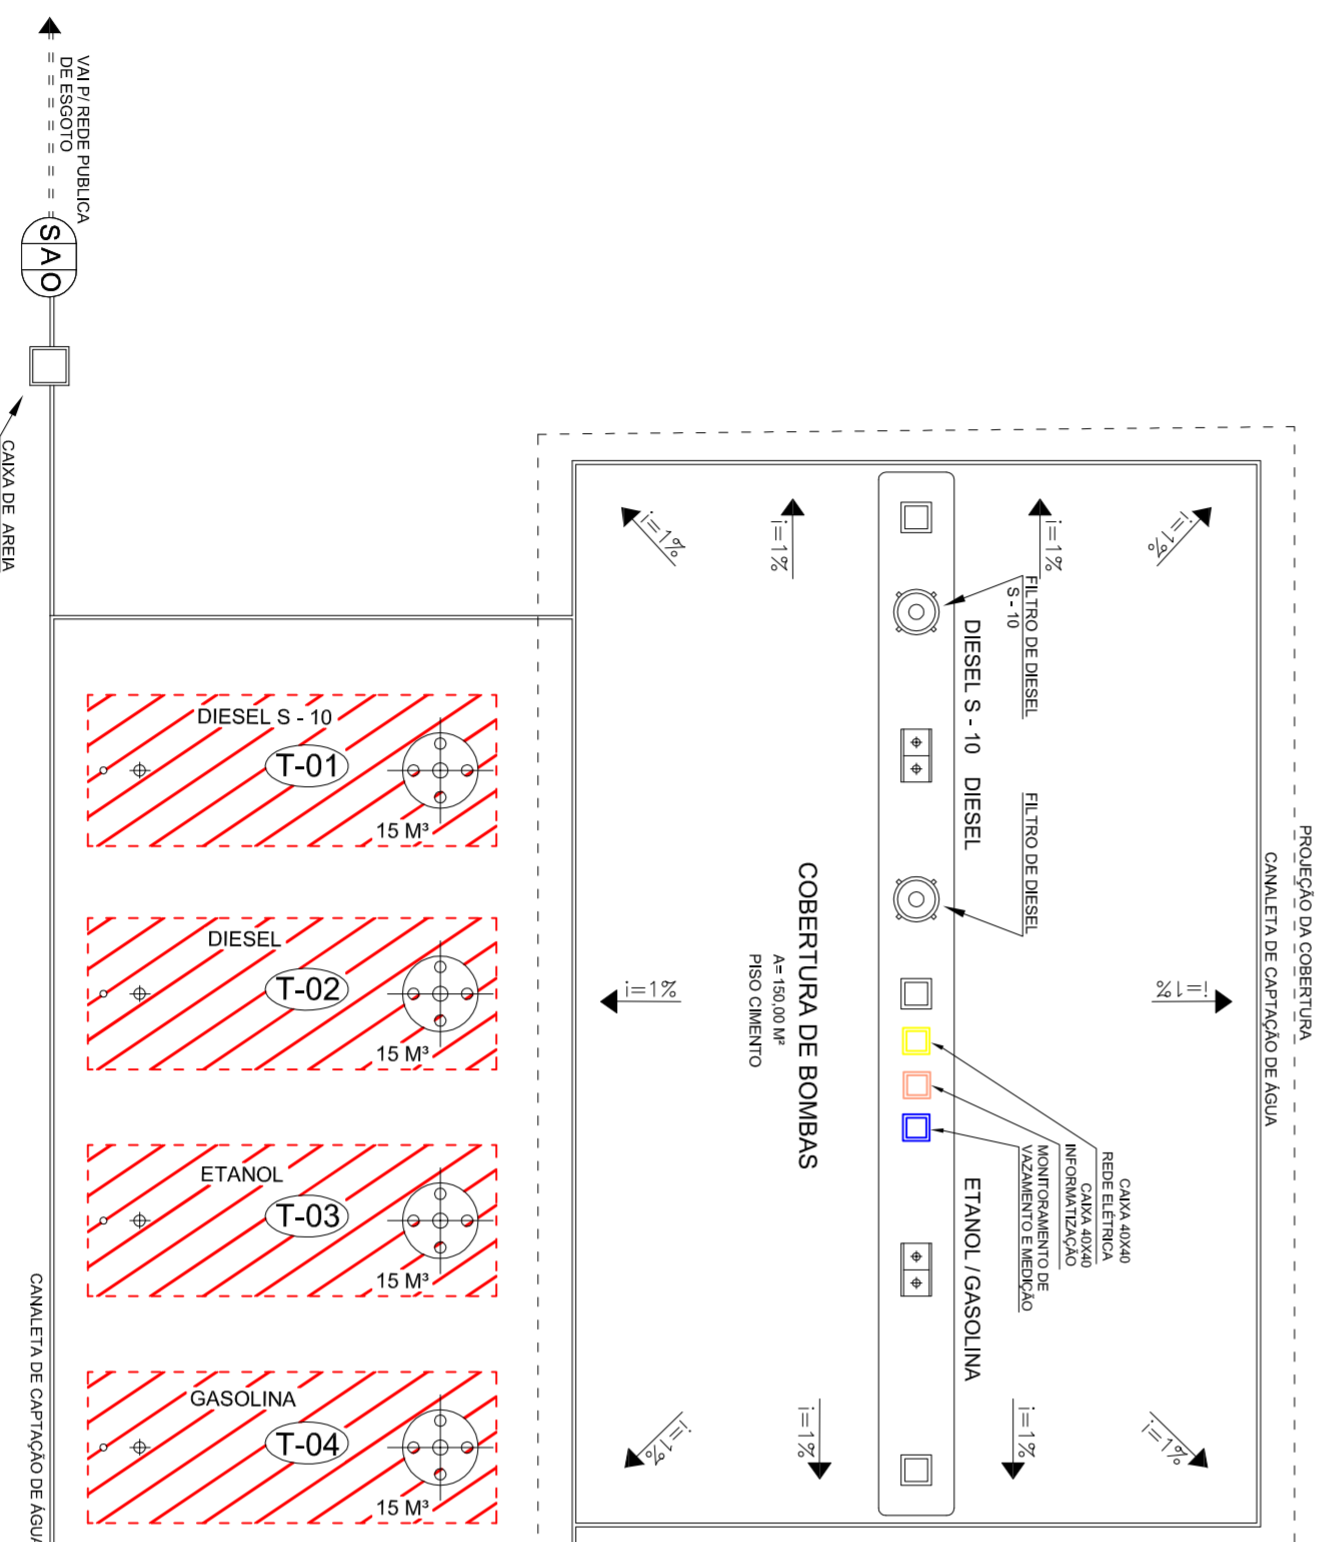

PLANTA BAIXA - FUTURA
ESCALA 1:100



BAURU POSTO MÁQUINAS E FERRAMENTAS LTDA.
AVENIDA CASTELO BRANCO 2747 - PARQUE FORTALEZA - CEP 17056-000
BAURU-SP - TEL: (14) 3236-2500 - E-MAIL: bauruposto@gmail.com

ANEXO I

Projeto: Felipe Simão Prieto - Ribeirão Preto/SP
Tel: (16) 99298-3005 email: felipes@hottmail.com