


RUA JOSÉ ROZANTE

RUA PEDRO LOPES TORRES

RUA SEBASTIÃO RODRIGUES ROCHA

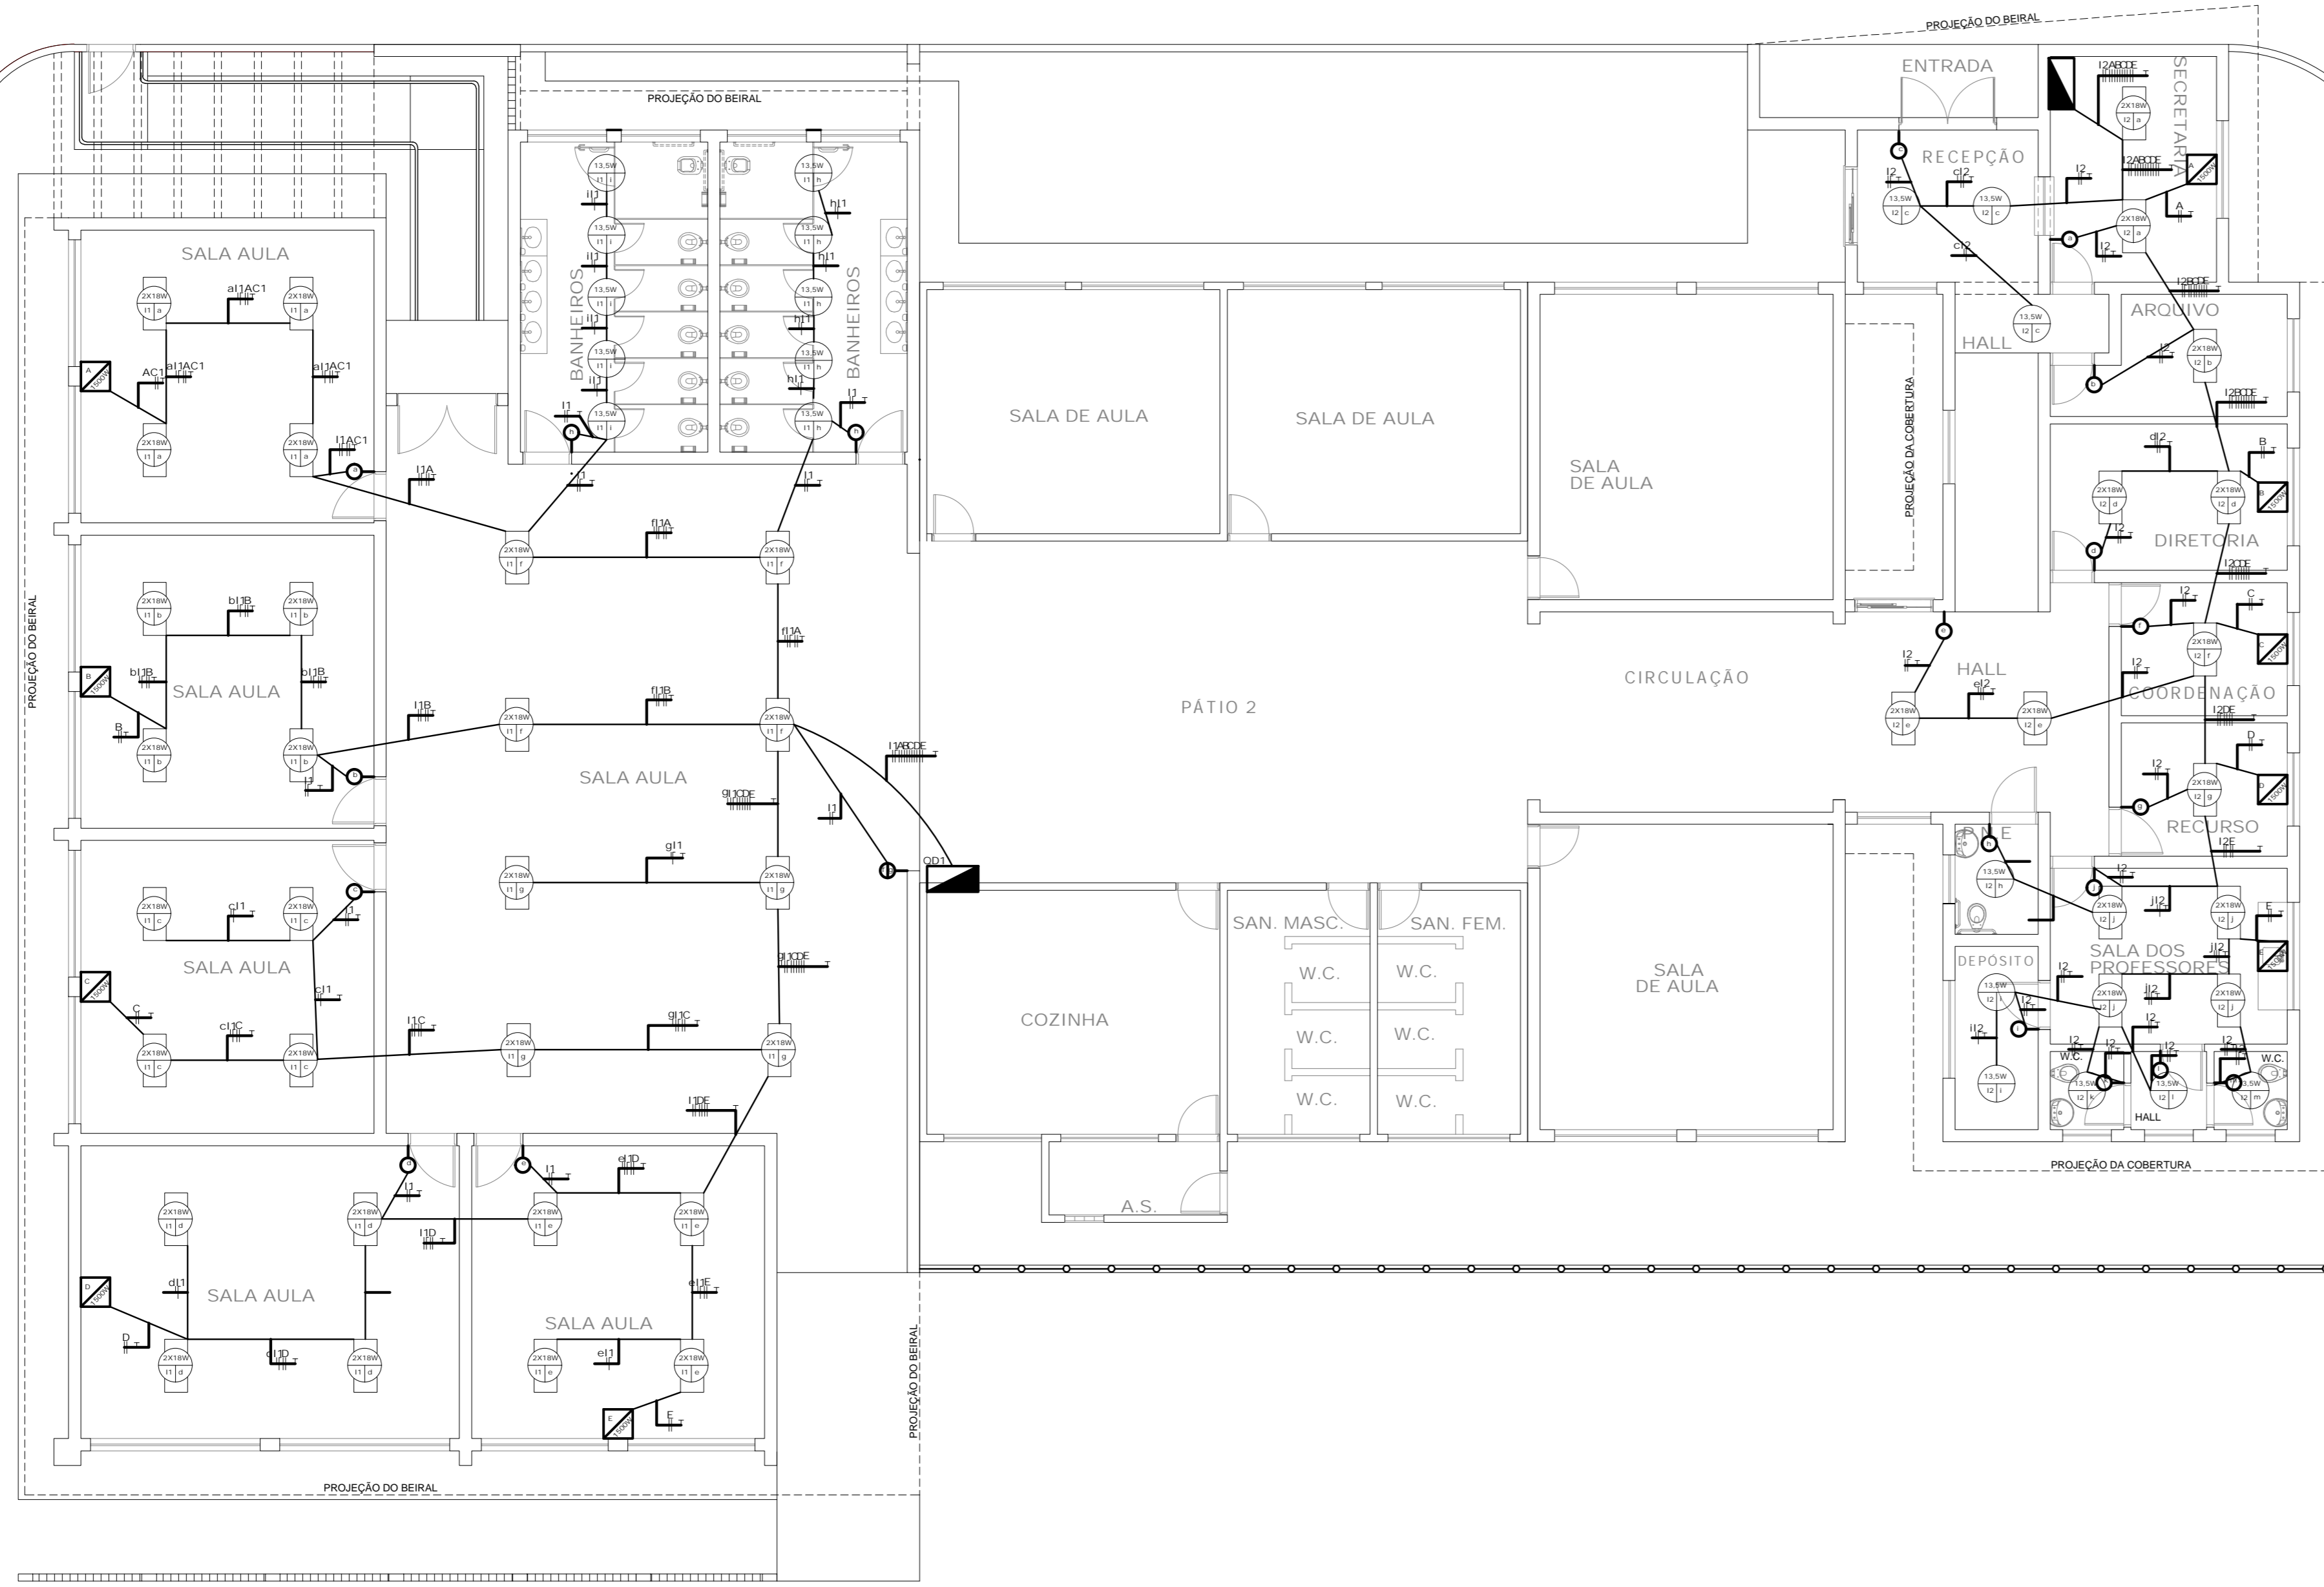


PLANTA - ILUMINAÇÃO, AR CONDICIONADO
ESC 1:100

RUA JOSÉ ROZANTE

RUA PEDRO LOPES TORRES

RUA SEBASTIÃO RODRIGUES ROCHA

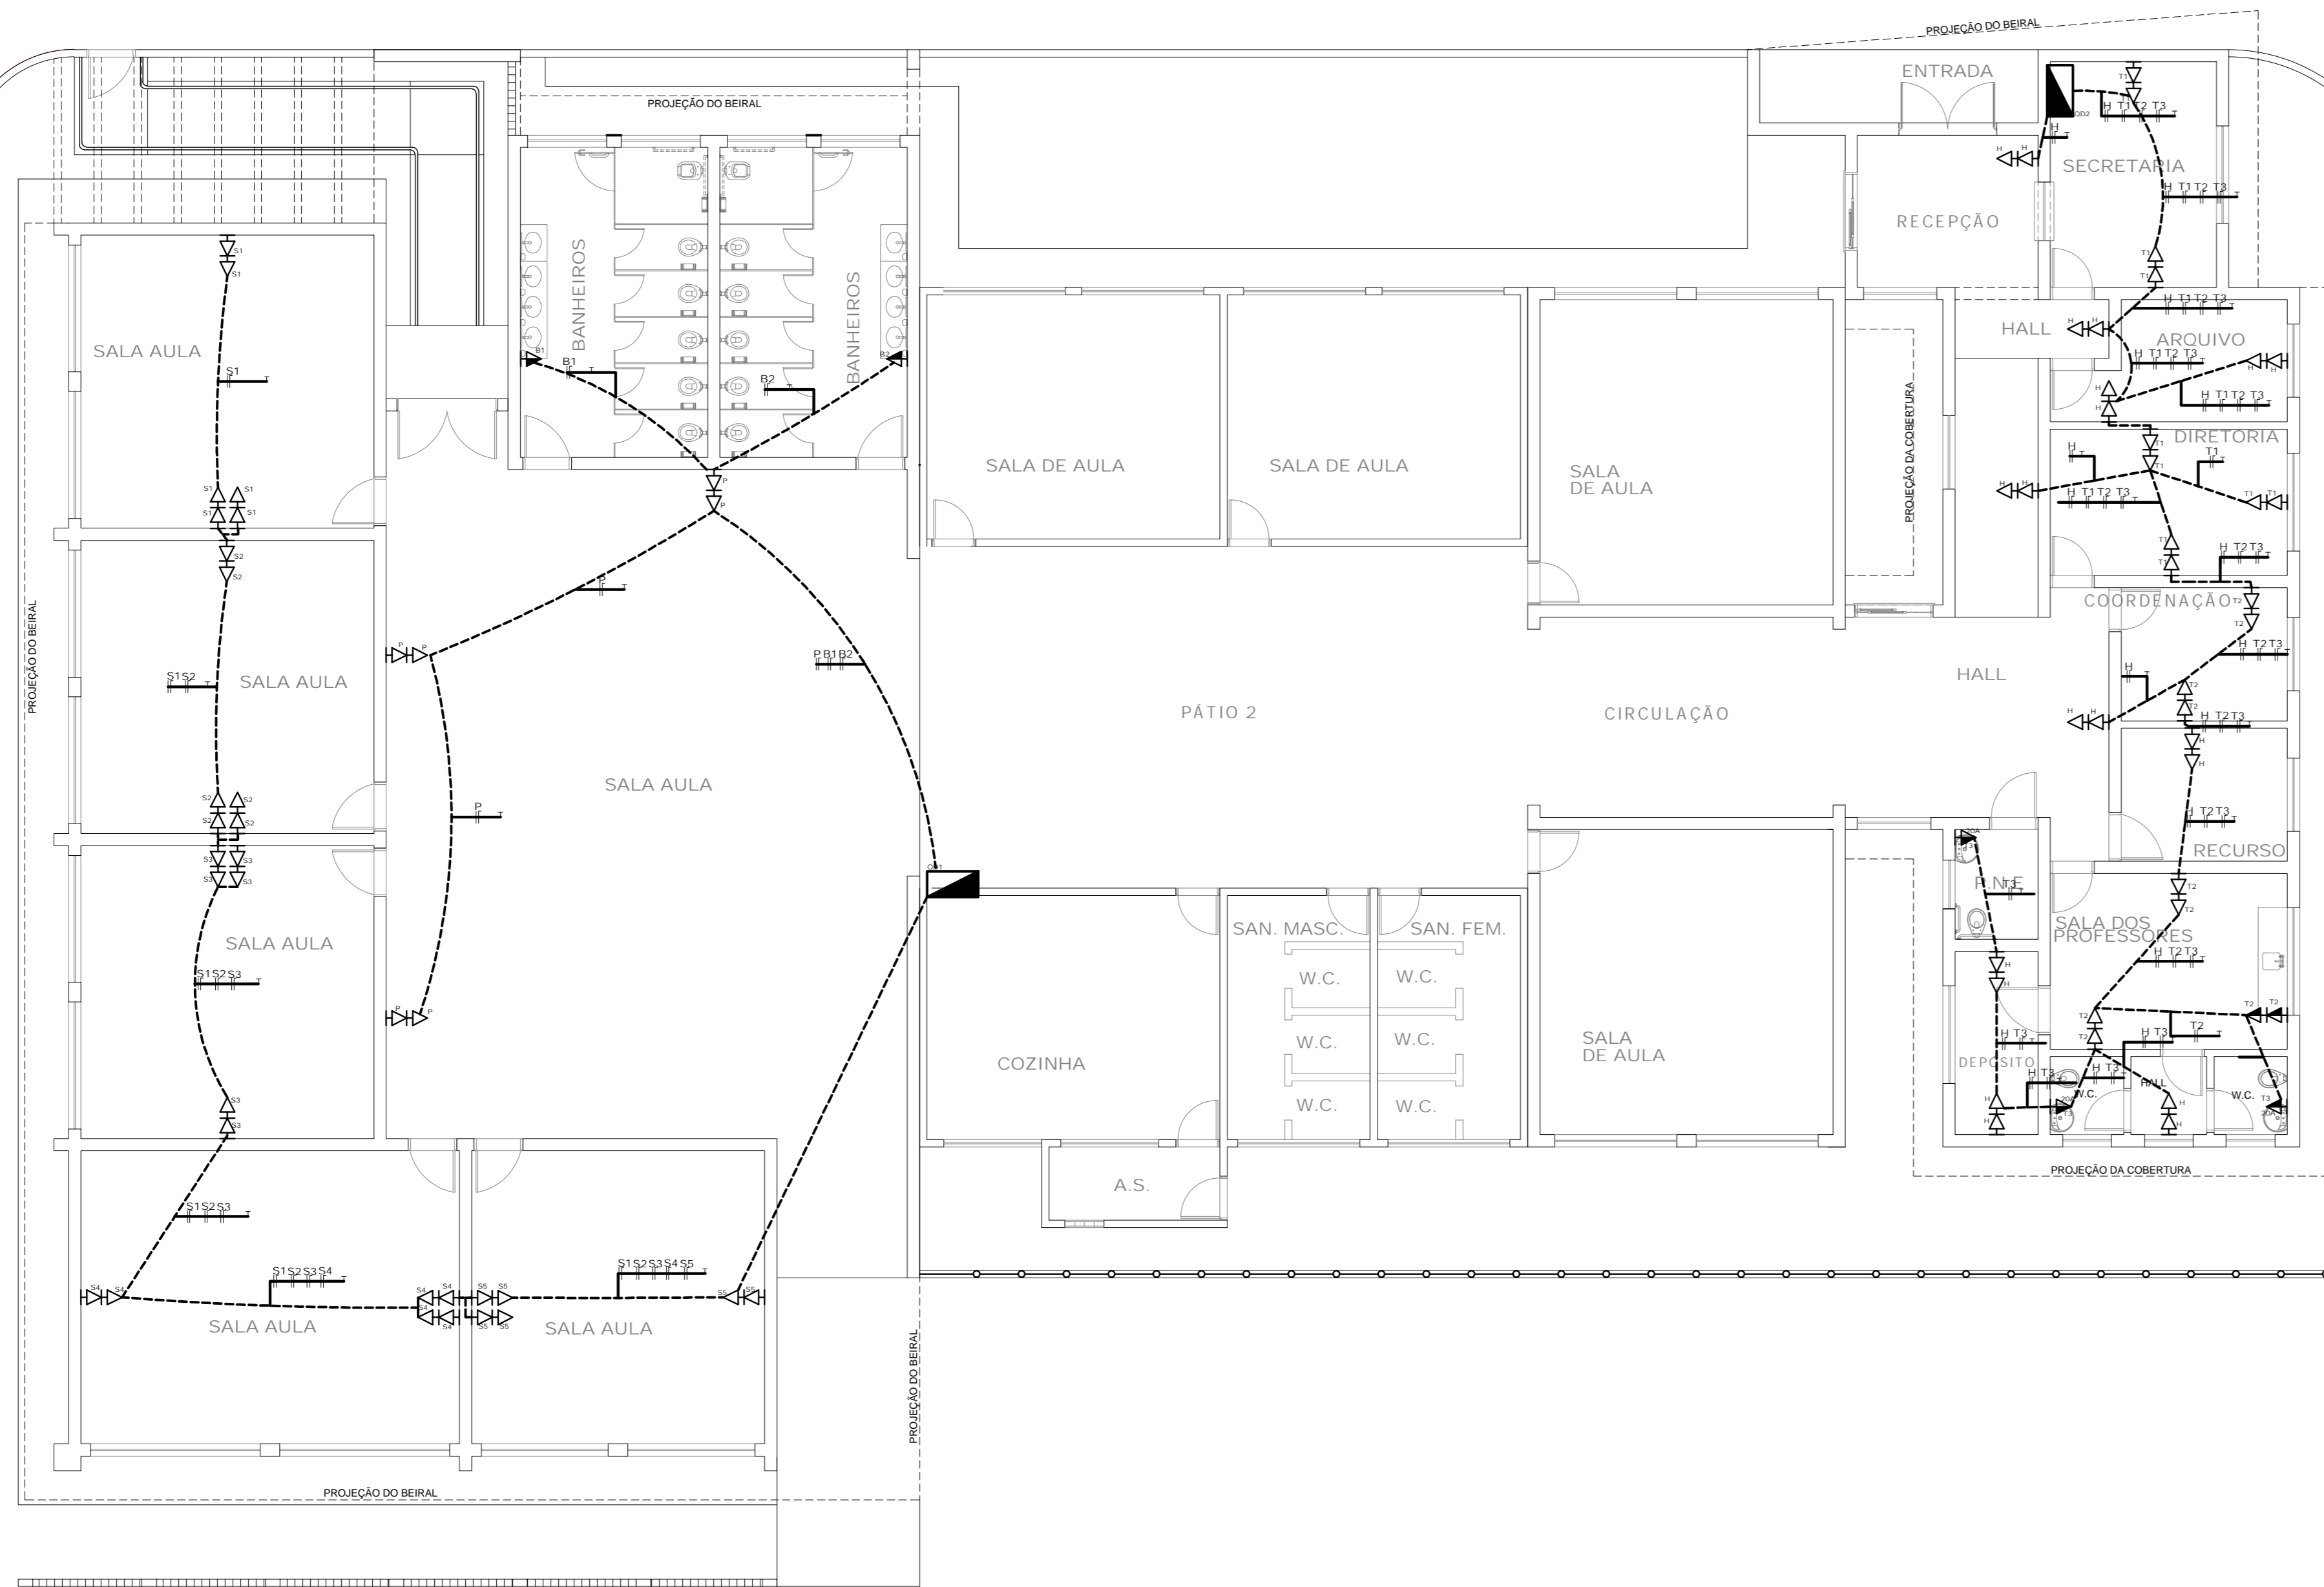

PLANTA - ILUMINAÇÃO
ESC 1:100

LEGENDA



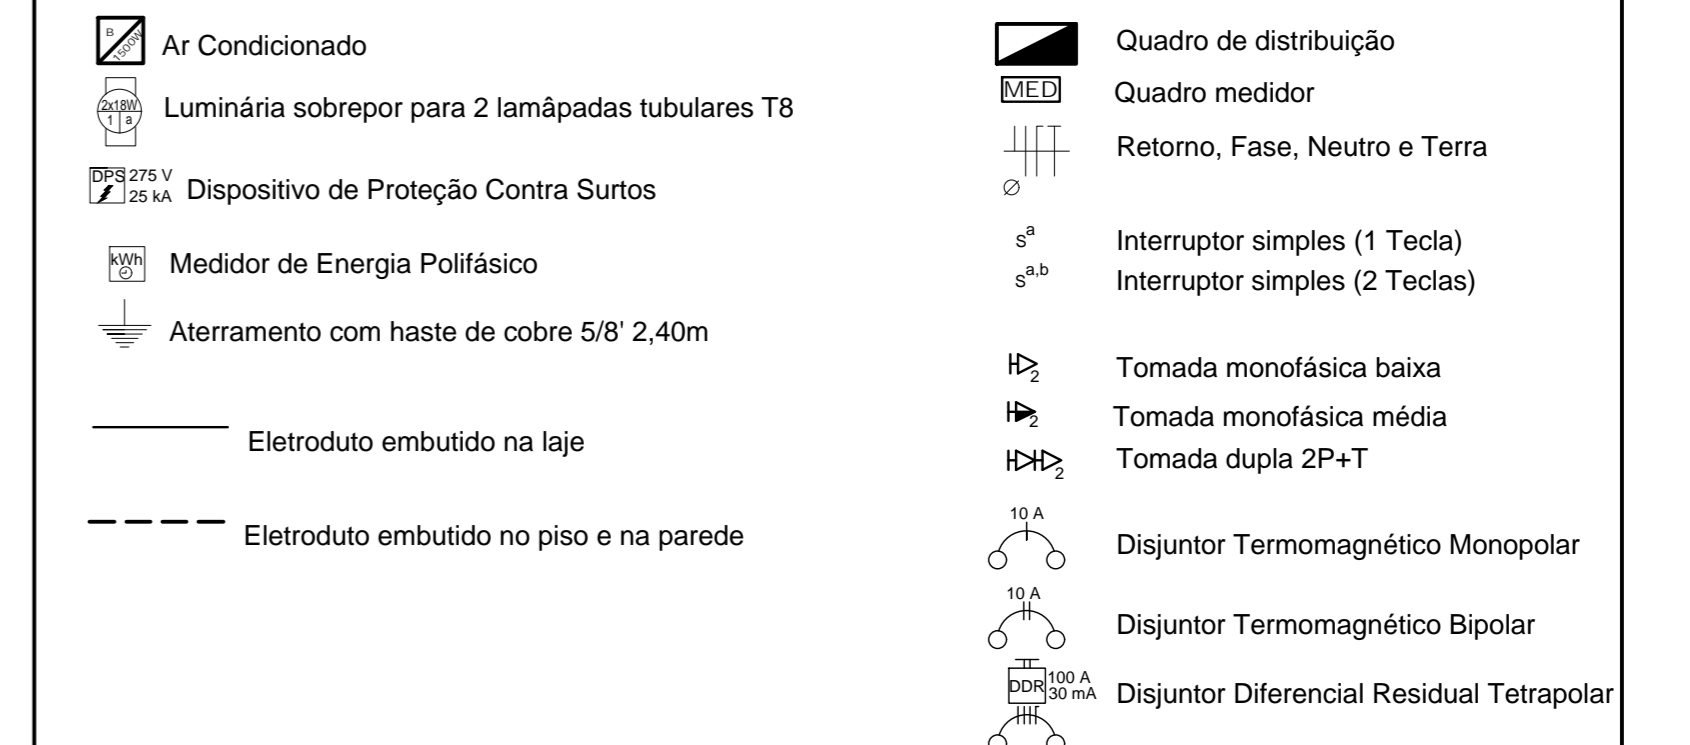


Diagrama Unifilar dos Quadros de Distribuição

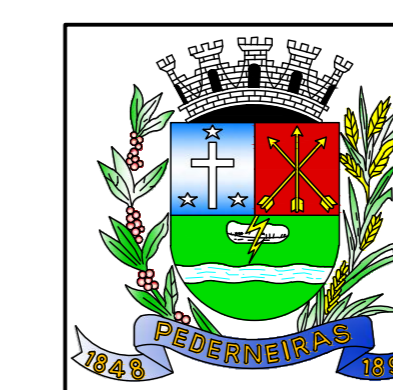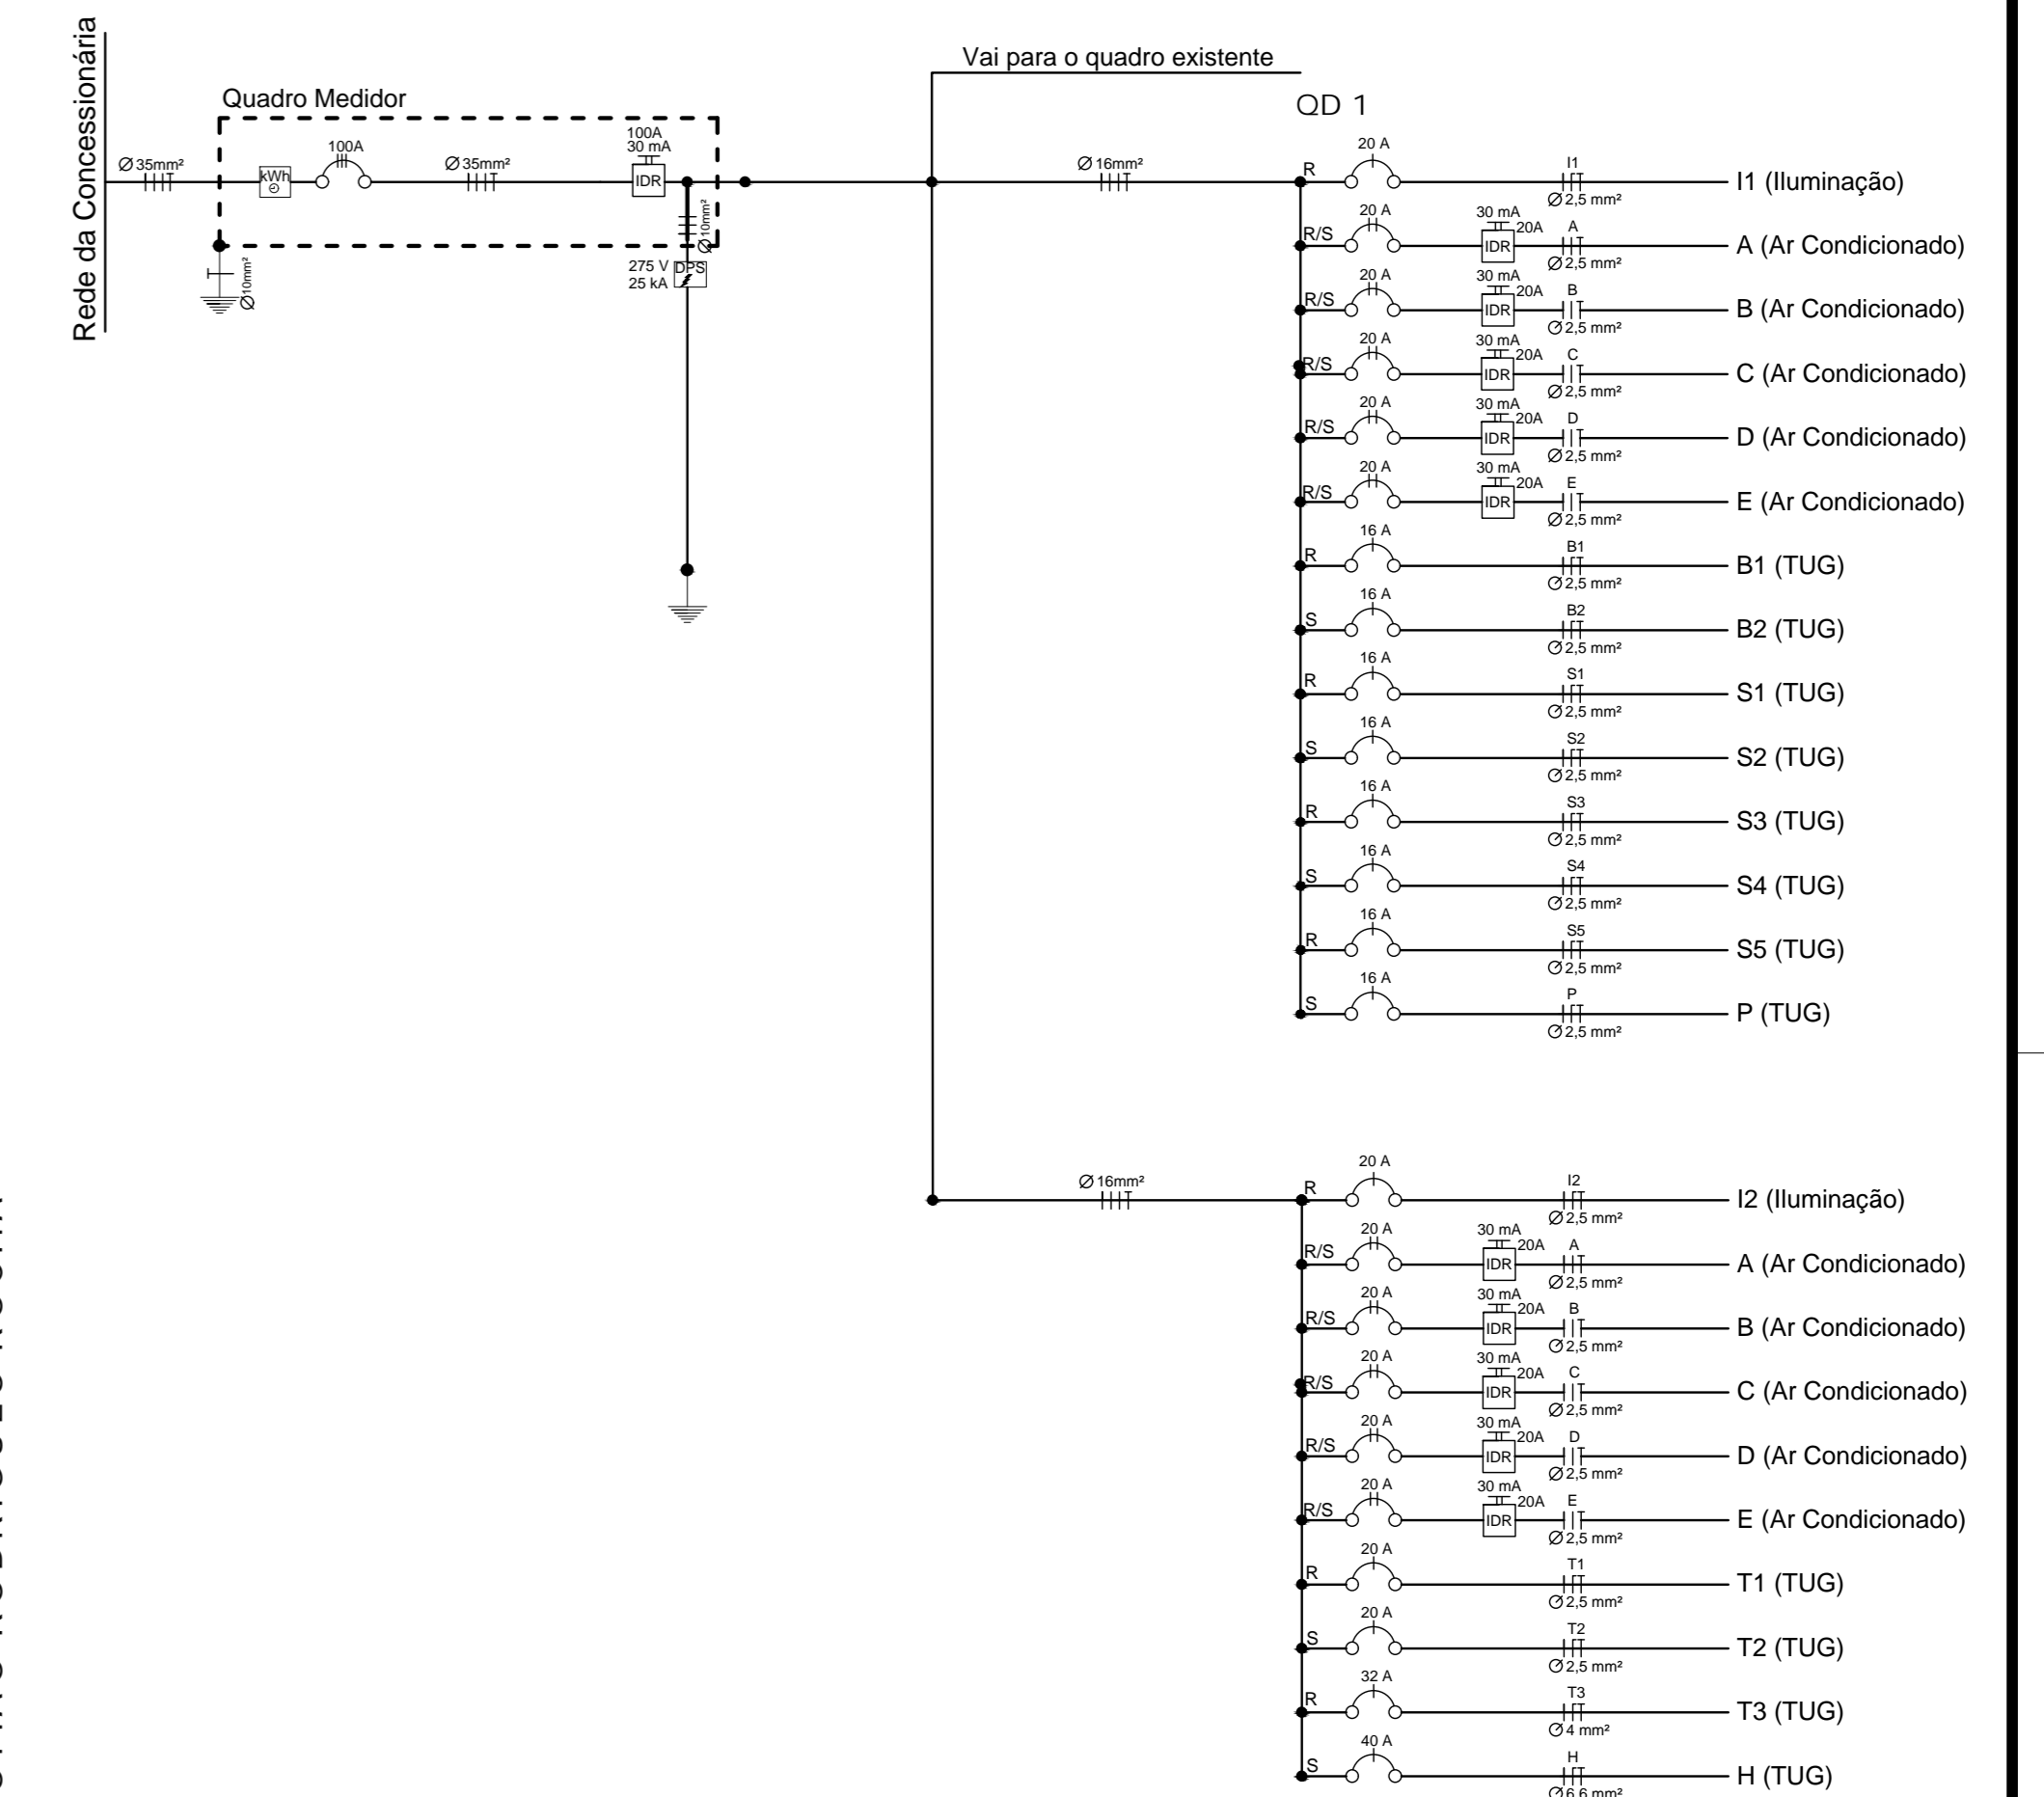

EMEI MARIA JOSÉ NACHEF STANCARI

TIPO DE OBRA: PROJETO ELÉTRICO

ASSUNTO: PLANTA ELÉTRICA

INTERESSADO: PREFEITURA MUNICIPAL DE PEDERNEIRAS

LOCAL: RUA JOSÉ ROZANTE, S-1010 - N. H. PAULO DARV REGINI - PEDERNEIRAS/SP

RESP. TÉCN.: ALEX TINCANI PACHECO - ENGº ELET. CREA/SP 506971052-9

DESENHO: RANDAL BERGAMASCO - TÉCNICO EM EDIFICAÇÕES CFT N.º 2724026489-0

DATA: ABR/2022

ESCALA: 1:100

F O L H A

ÚNICA