
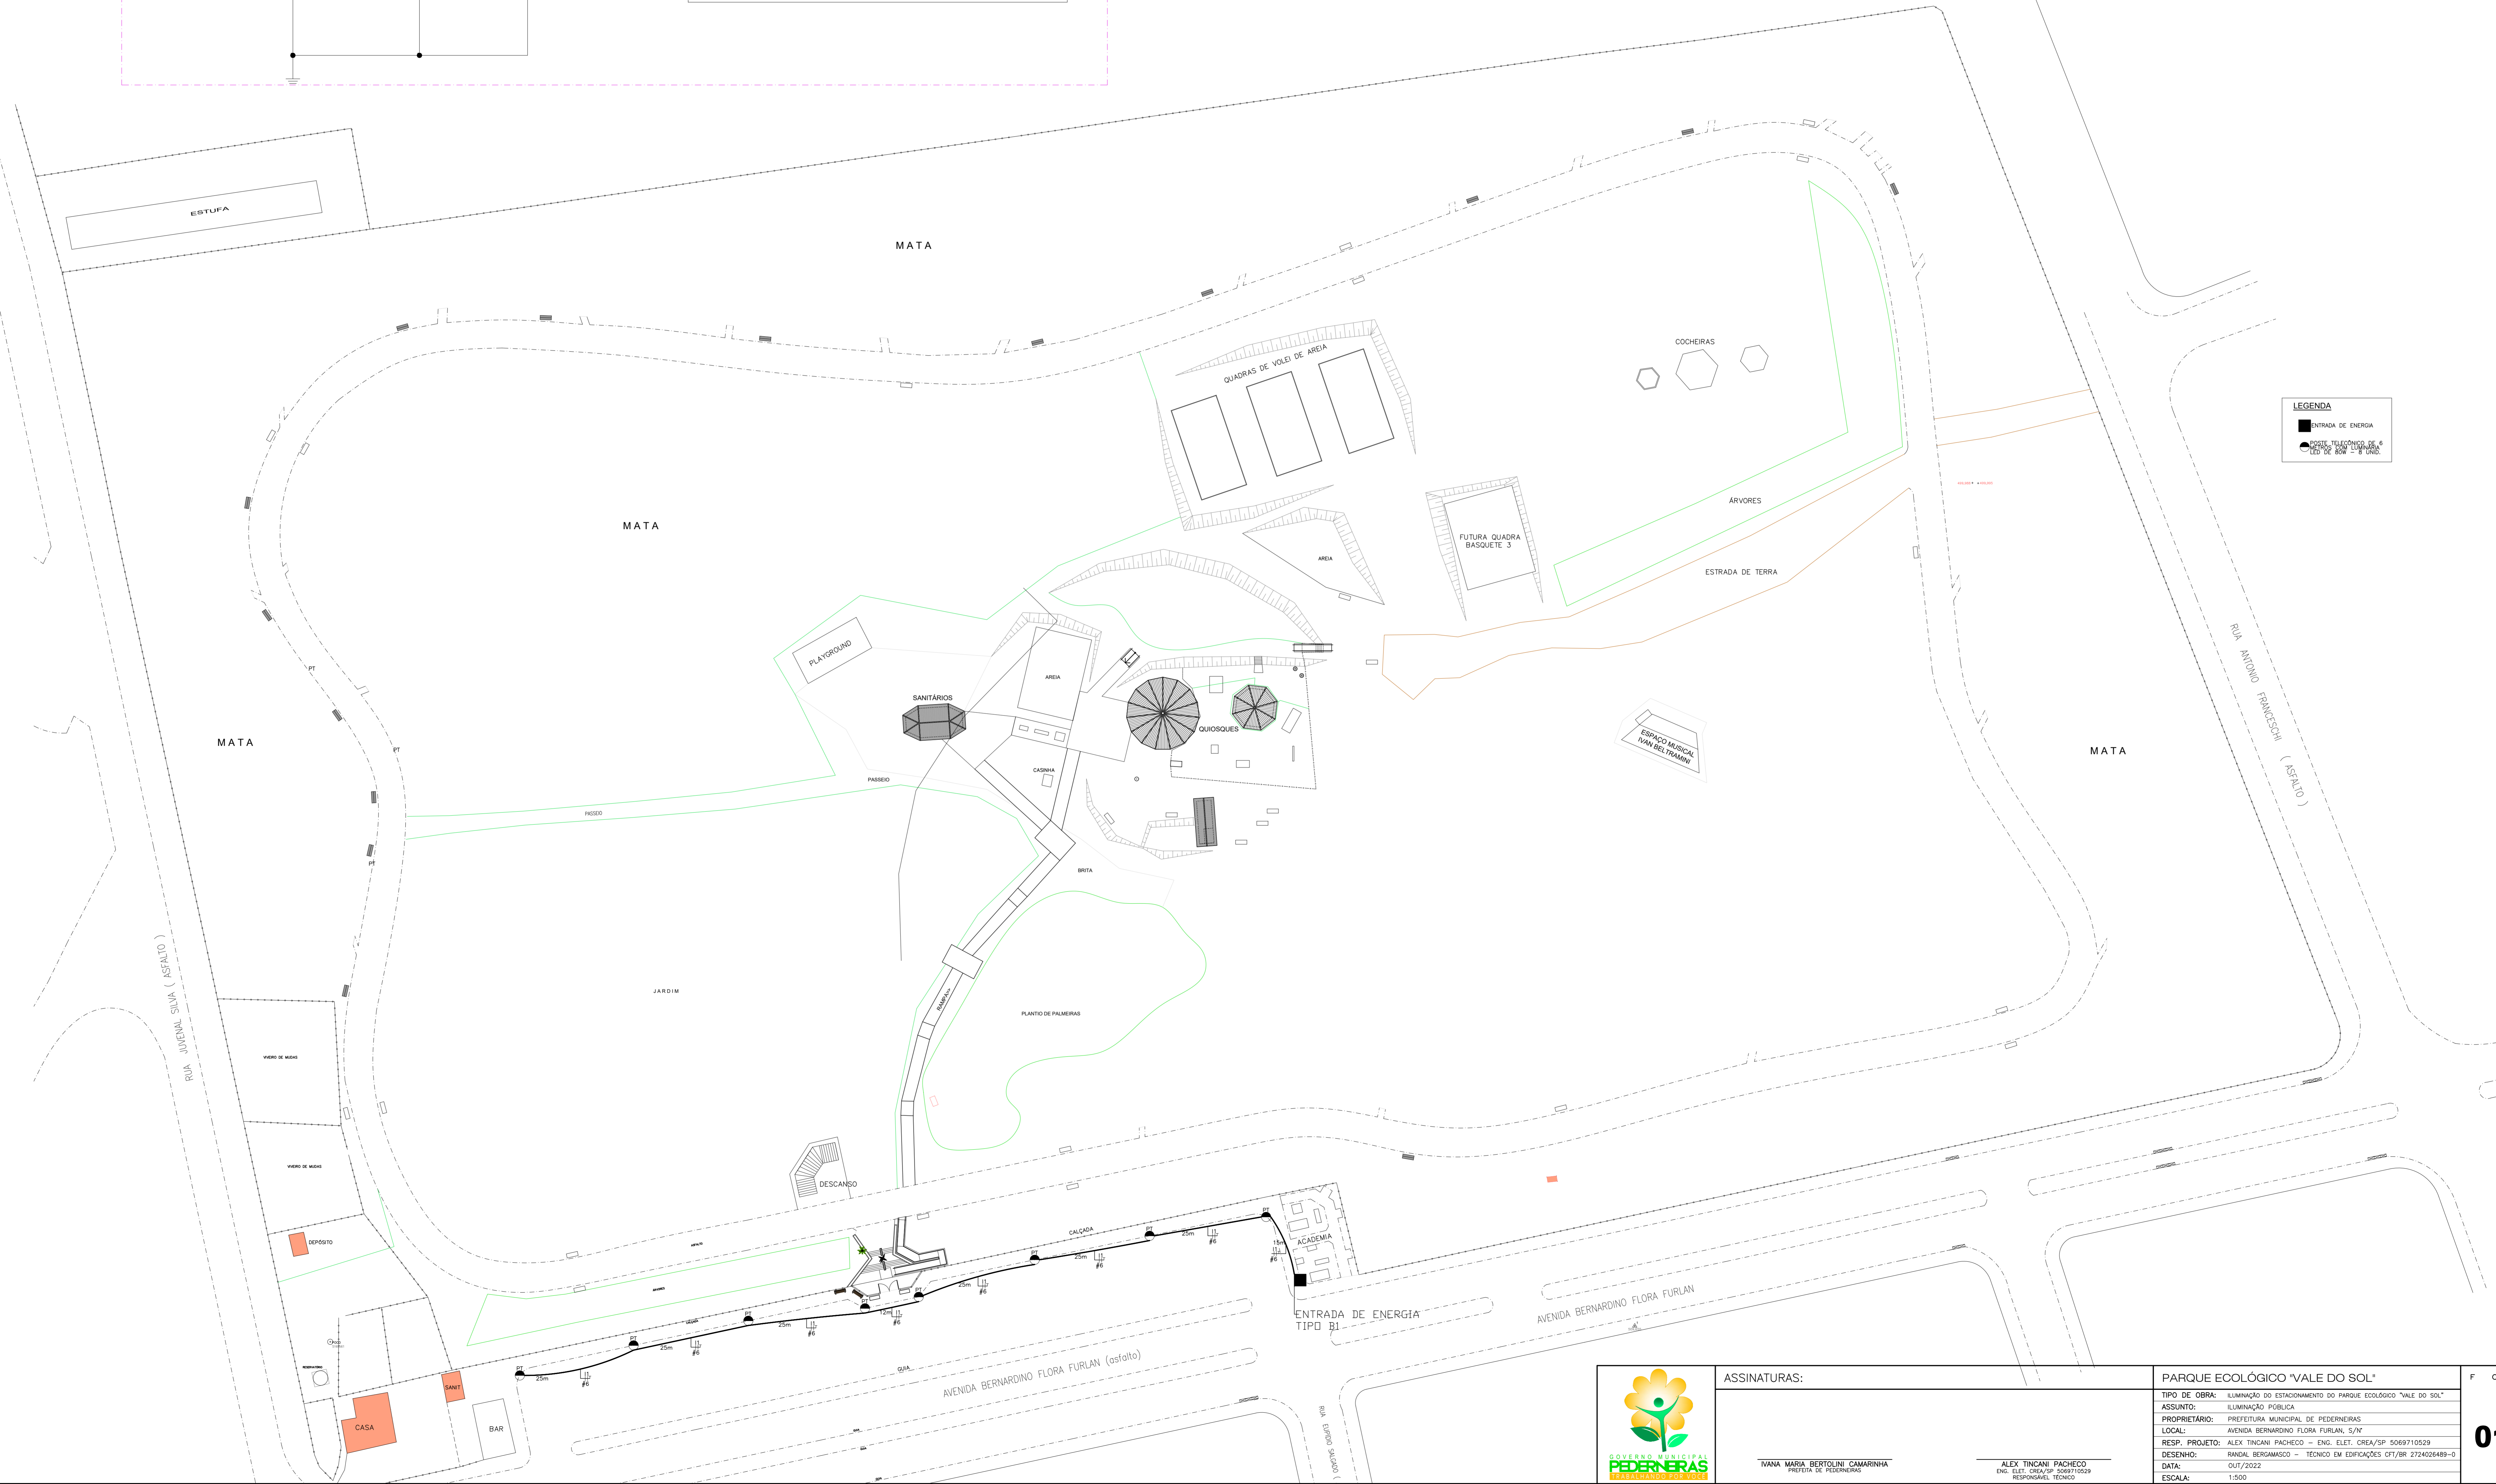


DIAGRAMA UNIFILAR

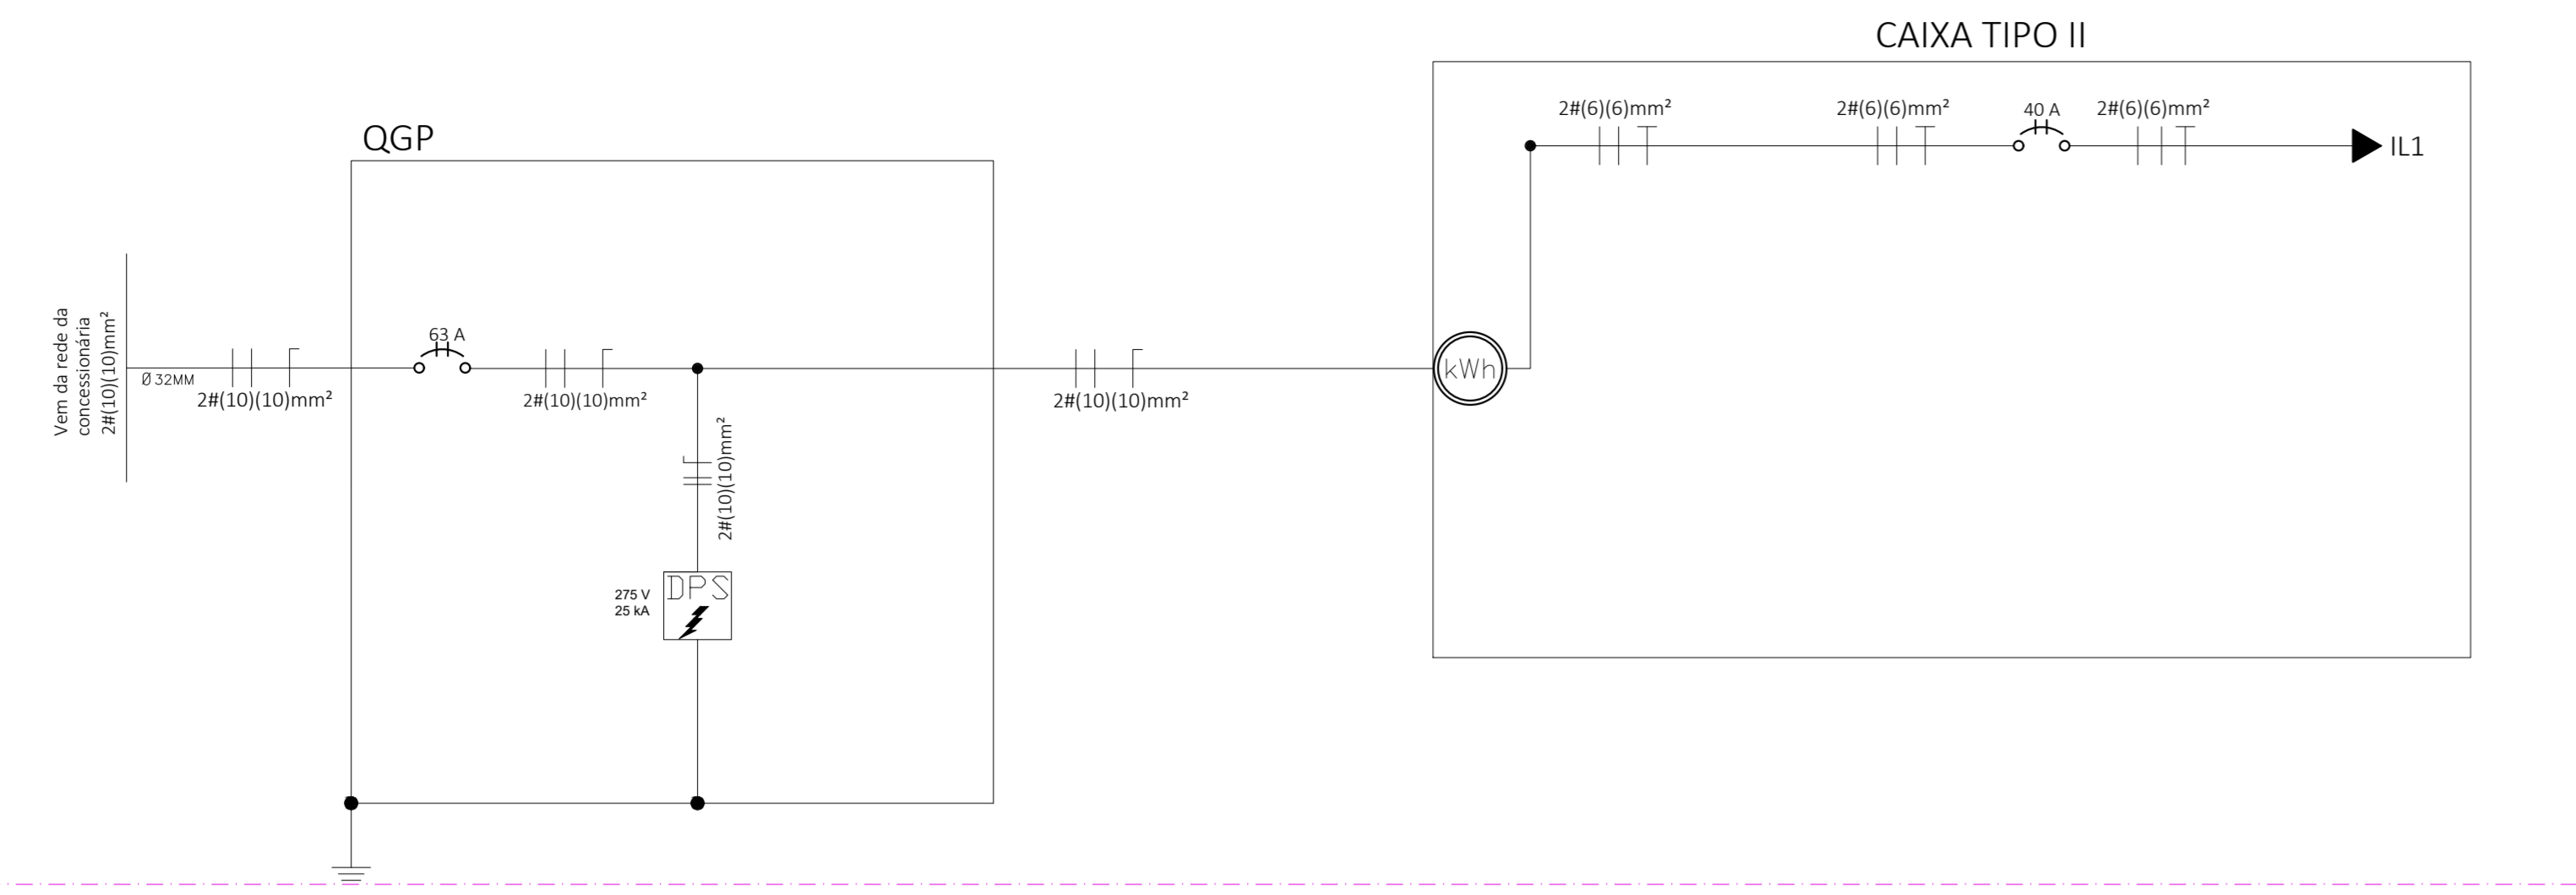

**LEGENDA**

- ENTRADA DE ENERGIA
- LANTERNA DE 60W 2-4 UNDS.

QTD. UNDS.	PROF.	ESP.
1	7	0,10
1	7	0,20
1	7	0,30
1	7	0,40
1	7	0,50
1	7	0,60
1	7	0,70
1	7	0,80
1	7	0,90
1	7	1,00
1	7	1,10
1	7	1,20
1	7	1,30
1	7	1,40
1	7	1,50
1	7	1,60
1	7	1,70
1	7	1,80
1	7	1,90
1	7	2,00



ASSINATURAS:

IVANA MARIA BERTOLINI CAMARINHA  
PROFESSOR DE PEDAGOGIA

ALEX TINCANI PACHECO  
ENG. ELET. CREA/SP 5069710529  
RESPONSÁVEL TÉCNICO

**PARQUE ECOLÓGICO "VALE DO SOL"**

TIPO DE OBRA: ILUMINAÇÃO DO ESTACIONAMENTO DO PARQUE ECOLÓGICO "VALE DO SOL"

ASSUNTO: ILUMINAÇÃO PÚBLICA

PROPRIETÁRIO: PREFEITURA MUNICIPAL DE PEDERNEIRAS

LOCAL: AVENIDA BERNARDINO FLORA FURLAN, S/Nº

RESP. PROJETO: ALEX TINCANI PACHECO - ENG. ELET. CREA/SP 5069710529

DESENHO: PANDOL BERGAMASCO - TÉCNICO EM EDIFICAÇÕES 07/BR 2724026489-0

DATA: 02/2022

ESCALA: 1:500